



TABULKA VYTÝČOVACÍCH BODŮ			
bod č.	x	y	popis
D1.0	1033191.761	758201.900	Bod trasy "D1. DEŠ. STOKA"
D1.1	1033197.420	758194.786	Bod trasy "D1. DEŠ. STOKA"
D1.2	1033219.450	758159.608	Bod trasy "D1. DEŠ. STOKA"
D1.3	1033223.228	758154.204	Bod trasy "D1. DEŠ. STOKA"
D1.4	1033248.158	758128.127	Bod trasy "D1. DEŠ. STOKA"
D1.5	1033270.207	758106.233	Bod trasy "D1. DEŠ. STOKA"
D1.6	1033282.497	758094.859	Bod trasy "D1. DEŠ. STOKA"
D1.7	1033296.224	758088.984	Bod trasy "D1. DEŠ. STOKA"
D1.8	1033344.367	758093.506	Bod trasy "D1. DEŠ. STOKA"
D1.9	1033383.792	758087.319	Bod trasy "D1. DEŠ. STOKA"
D1.10	1033398.785	758100.629	Bod trasy "D1. DEŠ. STOKA"
D1.11	1033403.503	758091.864	Bod trasy "D1. DEŠ. STOKA"
D1a.0	1033219.450	758159.608	Bod trasy "D1a. DEŠ. STOKA"
D1a.1	1033221.118	758160.670	Bod trasy "D1a. DEŠ. STOKA"
D2.0	1033406.865	758089.380	Bod trasy "D2. DEŠ. STOKA"
D2.1	1033400.698	758101.550	Bod trasy "D2. DEŠ. STOKA"
D2.2	1033390.766	758122.186	Bod trasy "D2. DEŠ. STOKA"
D2.3	1033377.555	758164.577	Bod trasy "D2. DEŠ. STOKA"
D2.4	1033371.640	758173.450	Bod trasy "D2. DEŠ. STOKA"
D2.5	1033360.944	758216.821	Bod trasy "D2. DEŠ. STOKA"
D2.6	1033354.074	758251.264	Bod trasy "D2. DEŠ. STOKA"
D2a.0	1033377.555	758154.577	Bod trasy "D2a. DEŠ. STOKA"
D2a.1	1033384.688	758157.544	Bod trasy "D2a. DEŠ. STOKA"
D2b.0	1033371.640	758173.450	Bod trasy "D2b. DEŠ. STOKA"
D2b.1	1033373.164	758173.991	Bod trasy "D2b. DEŠ. STOKA"
D2b.2	1033375.134	758174.698	Bod trasy "D2b. DEŠ. STOKA"
D3.0	1033398.785	758100.629	Bod trasy "D3. DEŠ. STOKA"
D3.1	1033400.698	758101.550	Bod trasy "D3. DEŠ. STOKA"
D4.0	1033342.723	758299.860	Bod trasy "D4. DEŠ. STOKA"
D4.1	1033335.655	758329.960	Bod trasy "D4. DEŠ. STOKA"
D4.2	1033336.666	758346.936	Bod trasy "D4. DEŠ. STOKA"
D4.3	1033344.573	758379.248	Bod trasy "D4. DEŠ. STOKA"
D4.4	1033356.420	758406.951	Bod trasy "D4. DEŠ. STOKA"
D4.5	1033382.727	758449.672	Bod trasy "D4. DEŠ. STOKA"
D4.6	1033408.247	758490.269	Bod trasy "D4. DEŠ. STOKA"
D4.7	1033437.930	758529.860	Bod trasy "D4. DEŠ. STOKA"
D4.8	1033462.429	758555.888	Bod trasy "D4. DEŠ. STOKA"
D4.9	1033494.509	758590.773	Bod trasy "D4. DEŠ. STOKA"
D4.10	1033527.499	758626.698	Bod trasy "D4. DEŠ. STOKA"
D4.11	1033545.929	758655.372	Bod trasy "D4. DEŠ. STOKA"
D4.12	1033560.079	758703.422	Bod trasy "D4. DEŠ. STOKA"
D4.13	1033574.601	758750.744	Bod trasy "D4. DEŠ. STOKA"
D4.14	1033588.650	758797.687	Bod trasy "D4. DEŠ. STOKA"
D4.15	1033603.724	758844.311	Bod trasy "D4. DEŠ. STOKA"
D4.16	1033619.445	758890.720	Bod trasy "D4. DEŠ. STOKA"
D4.17	1033627.609	758912.456	Bod trasy "D4. DEŠ. STOKA"
D4.18	1033637.025	758937.528	Bod trasy "D4. DEŠ. STOKA"
D4.19	1033654.446	758982.217	Bod trasy "D4. DEŠ. STOKA"
D4.20	1033672.721	759027.477	Bod trasy "D4. DEŠ. STOKA"
D5.0	1033416.046	758068.259	Bod trasy "D5. DEŠ. STOKA"
D5.1	1033416.899	758066.444	Bod trasy "D5. DEŠ. STOKA"
D5.2	1033436.281	758029.181	Bod trasy "D5. DEŠ. STOKA"
D5.3	1033457.582	757983.976	Bod trasy "D5. DEŠ. STOKA"
D5.4	1033476.735	757943.333	Bod trasy "D5. DEŠ. STOKA"
D5.5	1033492.713	757909.431	Bod trasy "D5. DEŠ. STOKA"
D5a.0	1033457.582	757983.976	Bod trasy "D5a. DEŠ. STOKA"
D5a.1	1033462.278	757986.338	Bod trasy "D5a. DEŠ. STOKA"
D6.0	1033534.222	757823.432	Bod trasy "D6. DEŠ. STOKA"
D6.1	1033533.094	757807.976	Bod trasy "D6. DEŠ. STOKA"
D6.2	1033554.366	757762.727	Bod trasy "D6. DEŠ. STOKA"
D7.0	1033513.912	757826.904	Bod trasy "D7. DEŠ. STOKA"
D7.1	1033534.222	757823.432	Bod trasy "D7. DEŠ. STOKA"
D7.2	1033542.165	757828.208	Bod trasy "D7. DEŠ. STOKA"
D7.3	1033587.530	757815.968	Bod trasy "D7. DEŠ. STOKA"
D7.4	1033596.681	757813.499	Bod trasy "D7. DEŠ. STOKA"
D8.0	1033125.693	758048.293	Bod trasy "D8. DEŠ. STOKA"
D8.1	1033140.527	758060.605	Bod trasy "D8. DEŠ. STOKA"
D8.2	1033144.885	758109.399	Bod trasy "D8. DEŠ. STOKA"
D8.3	1033150.882	758126.623	Bod trasy "D8. DEŠ. STOKA"
D8.4	1033174.107	758138.235	Bod trasy "D8. DEŠ. STOKA"
D8.5	1033179.286	758148.261	Bod trasy "D8. DEŠ. STOKA"
D8.6	1033177.872	758153.764	Bod trasy "D8. DEŠ. STOKA"
D8.7	1033181.637	758160.844	Bod trasy "D8. DEŠ. STOKA"
D8.8	1033186.573	758198.668	Bod trasy "D8. DEŠ. STOKA"
D8.9	1033191.761	758201.900	Bod trasy "D8. DEŠ. STOKA"
D9.0	1033083.876	758051.296	Bod trasy "D9. DEŠ. STOKA"
D9.1	1033087.577	758053.274	Bod trasy "D9. DEŠ. STOKA"
D9.2	1033094.135	758052.709	Bod trasy "D9. DEŠ. STOKA"
D10.0	1033076.890	758059.928	Bod trasy "D10. DEŠ. STOKA"
D10.1	1033076.968	758059.042	Bod trasy "D10. DEŠ. STOKA"
D10.2	1033042.858	758067.920	Bod trasy "D10. DEŠ. STOKA"
D10.3	1033197.060	758073.732	Bod trasy "D10. DEŠ. STOKA"
D10.4	1033001.149	758075.062	Bod trasy "D10. DEŠ. STOKA"
D10.5	1032994.039	758074.558	Bod trasy "D10. DEŠ. STOKA"
D10.6	1032973.141	758072.871	Bod trasy "D10. DEŠ. STOKA"
D10.7	1032949.947	758069.591	Bod trasy "D10. DEŠ. STOKA"

- LEGENDA SÍTÍ - NOVÉ
- NOVÝ VODOVOD A PŘELOŽKA VODOVODU (SO340,341,342)
  - NOVÁ DEŠŤOVÁ KANALIZACE (SO301,SO302,SO303,SO304,SO361, SO362)
  - NOVÉ VPUSŤI (SO301,SO302,SO303, SO304)
  - NOVÉ PŘÍPOJKY DEŠŤOVÉ KANALIZACE (SO301,SO302,SO303, SO304)
  - PŘELOŽKA PLYNOVODŮ
  - PŘELOŽKA PLYNOVODŮ - DOČASNÁ BY-PASS
  - NOVÝ VODOVOD (INVESTOR MĚSTO)
  - NOVÁ DEŠŤOVÁ KANALIZACE (SO361 - INVESTOR MĚSTO)
  - PŘELOŽKA PLYNOVODŮ (INVESTOR MĚSTO)
  - PŘELOŽKA PLYNOVODŮ - DOČASNÁ BY-PASS (INVESTOR MĚS.)
  - RUŠENÁ DEŠŤOVÁ STOKA / PŘÍPOJKA
  - RUŠENÝ VODOVOD
  - RUŠENÝ PLYNOVOD

- LEGENDA SÍTÍ - STÁVAJÍCÍ
- STÁVAJÍCÍ SPLAŠKOVÁ KANALIZACE
  - STÁVAJÍCÍ DEŠŤOVÁ KANALIZACE
  - STÁVAJÍCÍ VODOVOD
  - CETIN - METALICKÝ KABEL
  - CETIN OPTIKA
  - ELEKTRÁNA NN
  - ELEKTRÁNA VN
  - PLYN STL

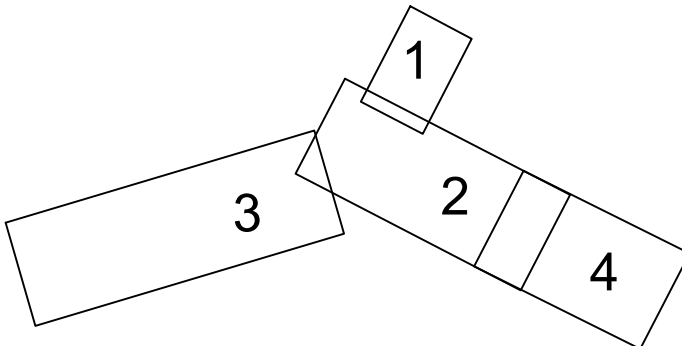

SO 301 - DEŠŤOVÁ KANALIZACE - ULICE KLADENSKÁ  
SO 302 - DEŠŤOVÁ KANALIZACE - ULICE REVOLUČNÍ  
SO 303 - DEŠŤOVÁ KANALIZACE - ULICE PALACKÉHO - NÁMĚSTÍ  
SO 304 - DEŠŤOVÁ KANALIZACE - KŘÍŽOVATKA U HRBITOVA  
SO 361 - RETENČNÍ NÁDRŽ 1  
SO 362 - RETENČNÍ NÁDRŽ 2

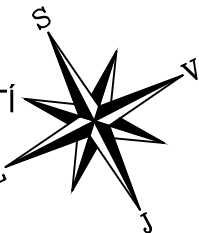

Č.	Datum	Popis	Vypracoval	Schválil
REVIZE				

Souřadnicový systém S-JTSK, Výškový systém Bpv

Objednatel: **KRAJSKÁ SPRÁVA A ÚDRŽBA SILNIC STŘEDOČESKÉHO KRAJE**  
ZBOROVSKÁ 81/11, 150 21 PRAHA 5 - SMÍCHOV

Zhotovitel: Společnost BIM SAS4S  
Vedoucí společnosti: SAGASTA s.r.o.  
Novodvorská 1010/14  
142 00 Praha 4 Uhřetka

SAGASTA, AFRY, SATRA, 4roads, SHB

Nauřil/vypracoval: Ing. Vladislav Chalupa  
Zodpovědný projektant: Ing. Jan Setelík  
Subdodavatel: SETELIK OLIVA s.r.o.  
Hlavní inženýr projektu: Ing. Karel Fazešas, Ph.D.  
Zpracovatel: 4roads s.r.o.  
Stupň: 541/27  
162 00 Praha 6  
IČ: 06327354

Kraj: Středočeský	Čís.m.obj.: 5-3681/00066001/2020
Katastrální území: Buštěhrad	Čís.akce: 20074
Stavba: III/00715, III/00718, III/00719 Buštěhrad, průtah - PD	Datum: 02/2024
	Formát: 10 x A4
	Měřítko: 1 : 500
Část: D.1.3.1 - VODOHOSPODÁŘSKÉ OBJEKTY	PDPs Číslo přílohy: D.1.3.1.05
Objekt: SO 301, SO 302, SO 303, SO 304, SO 361, SO 362	
Příloha: SITUACE 4 - KOLEM HRBITOVA	