


SS1
STÁVAJÍCÍ ODPADNÍ POTRUBÍ–PŘEDPOKLÁDANÉ UMÍSTĚNÍ
BUDE OVĚŘENO PŘED ZAHÁJENÍM STAVEBNÍCH PRACÍ
NOVÉ POTRUBÍ BUDE ZAÚSTĚNO DO NOVĚ OSAZENÉ
ODBOČKY POD STROPEM, NAD ODBOČKOU OSAZENÁ
ZÁTKA
Ø 110/110–67°
DN110

NS1
110
2x110–45°

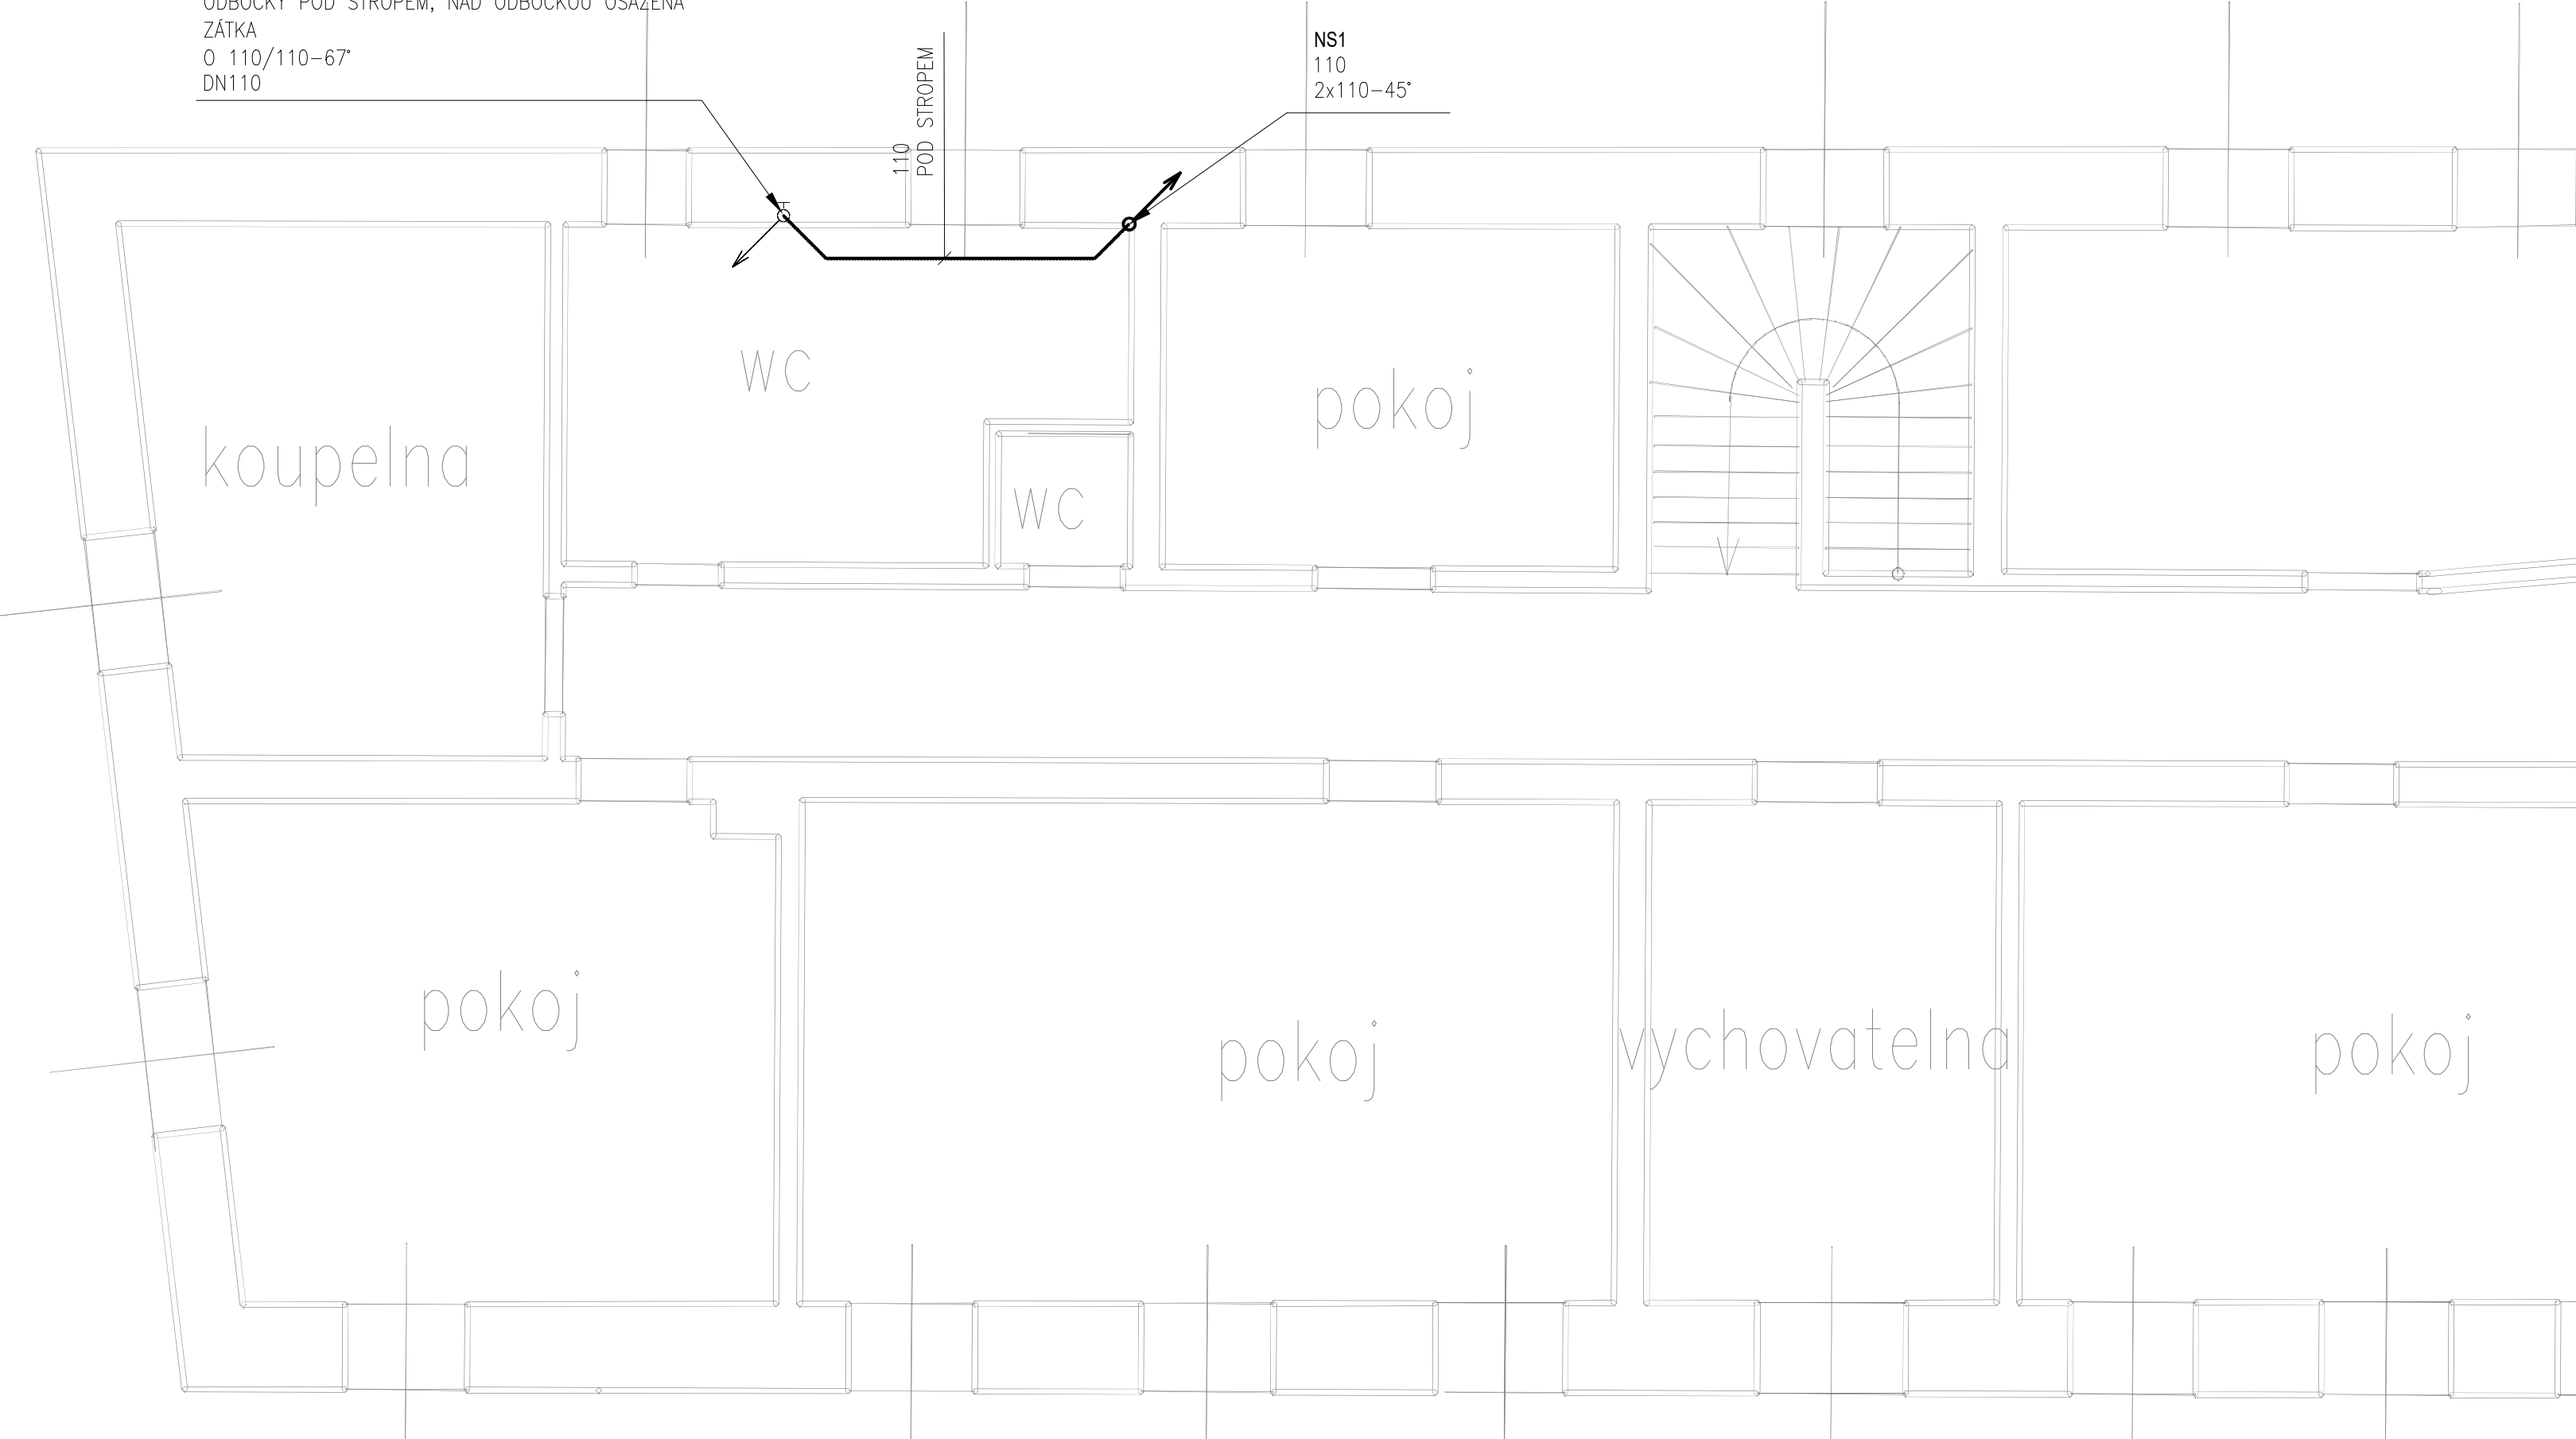


LEGENDA:

- SPLAŠKOVÁ KANALIZACE–PŘIPOJOVACÍ POTRUBÍ (PPs)
- SPLAŠKOVÁ KANALIZACE–POTRUBÍ VEDENÉ POD STROPEM (PPs)

LEGENDA ZAŘÍZOVACÍCH PŘEDMĚTŮ:

- | | | |
|----|------------------------|---|
| U | UMYVADLO | ODPADNÍ VENTIL 5/4” A UMYVADOVÁ ZÁPACHOVÁ UZÁVĚRKA DN40 |
| Um | UMÝVÁTKO | ODPADNÍ VENTIL 5/4” A UMYVADOVÁ ZÁPACHOVÁ UZÁVĚRKA DN40 |
| VL | VÝLEVKA | PŘIPOJOVACÍ KOLENO DN110 S KULOVÝM KLOUBEM |
| P | PISOÁR | ODSÁVACÍ ZÁPACHOVÁ UZÁVĚRKA DN50 PRO PISOÁR |
| WC | KLOZET ZÁVĚSNÝ | PŘIPOJOVACÍ KOLENO DN110 S KULOVÝM KLOUBEM |
| CH | CHLADÍCÍ JEDNOTKA | KALICH PRO ÚKAPY SE ZÁPACHOVOU UZÁVĚRKOU |
| Z | EL. OHŘÍVAČ VODY 60l | KALICH PRO ÚKAPY SE ZÁPACHOVOU UZÁVĚRKOU |
| PK | PLYN. KONDEZAČNÍ KOTEL | KALICH PRO ÚKAPY SE ZÁPACHOVOU UZÁVĚRKOU |

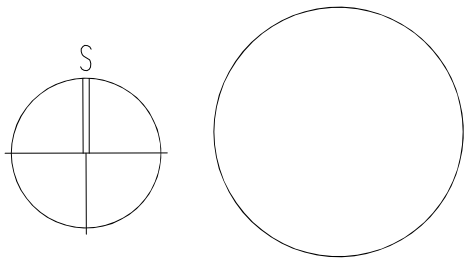

±0,000 = 214,17 m.n.m. Bpv		Souřadný systém S–JTSK	
INDEX ZMĚNY:	POPIS ZMĚNY:	PROVEDL:	DATUM:
NÁZEV MCE:			
PŮDNÍ VESTAVBA VÝKOVÝCH PROSTOR, ZÁMEK HORKY NAD JIZEROU			
PROJEKTANT: AQUAEDUCTUS PROJEKT s.r.o. 5.Května 159/15, Liberec		ZODPOVĚDNÝ PROJEKTANT: ING. Hana Hrochová email: hrochova@aqpr.cz tel: +420 777 001 352	STAVEBNÍK: SOŠ a SOU Horky nad Jizerou č.p. 35, 294 73 Brodce
MÍSTO STAVBY: p.č. st. 8/2 , kat. území Horky nad Jizerou	ČÍSLO ZAKÁZKY: –	FORMÁT: 297 x 630 mm	DATUM VYDÁNÍ: 07/2024
STUPEŇ: DPS	MĚŘÍTKO: 1:50	STAVEBNÍ OBJEKT: SO 01	ČÍSLO PRÁCE:
OBSAH: ZDRAVOTNĚ TECHNICKÉ INSTALACE PŮDORYS 2NP– KANALIZACE		ČÁST: D.1.4.a	
		ČÍSLO VÝKRESU: PR02	