


SITUACE

SO 343 - Přeložka vodovodu PE d.225 v km 7,013

M 1:500

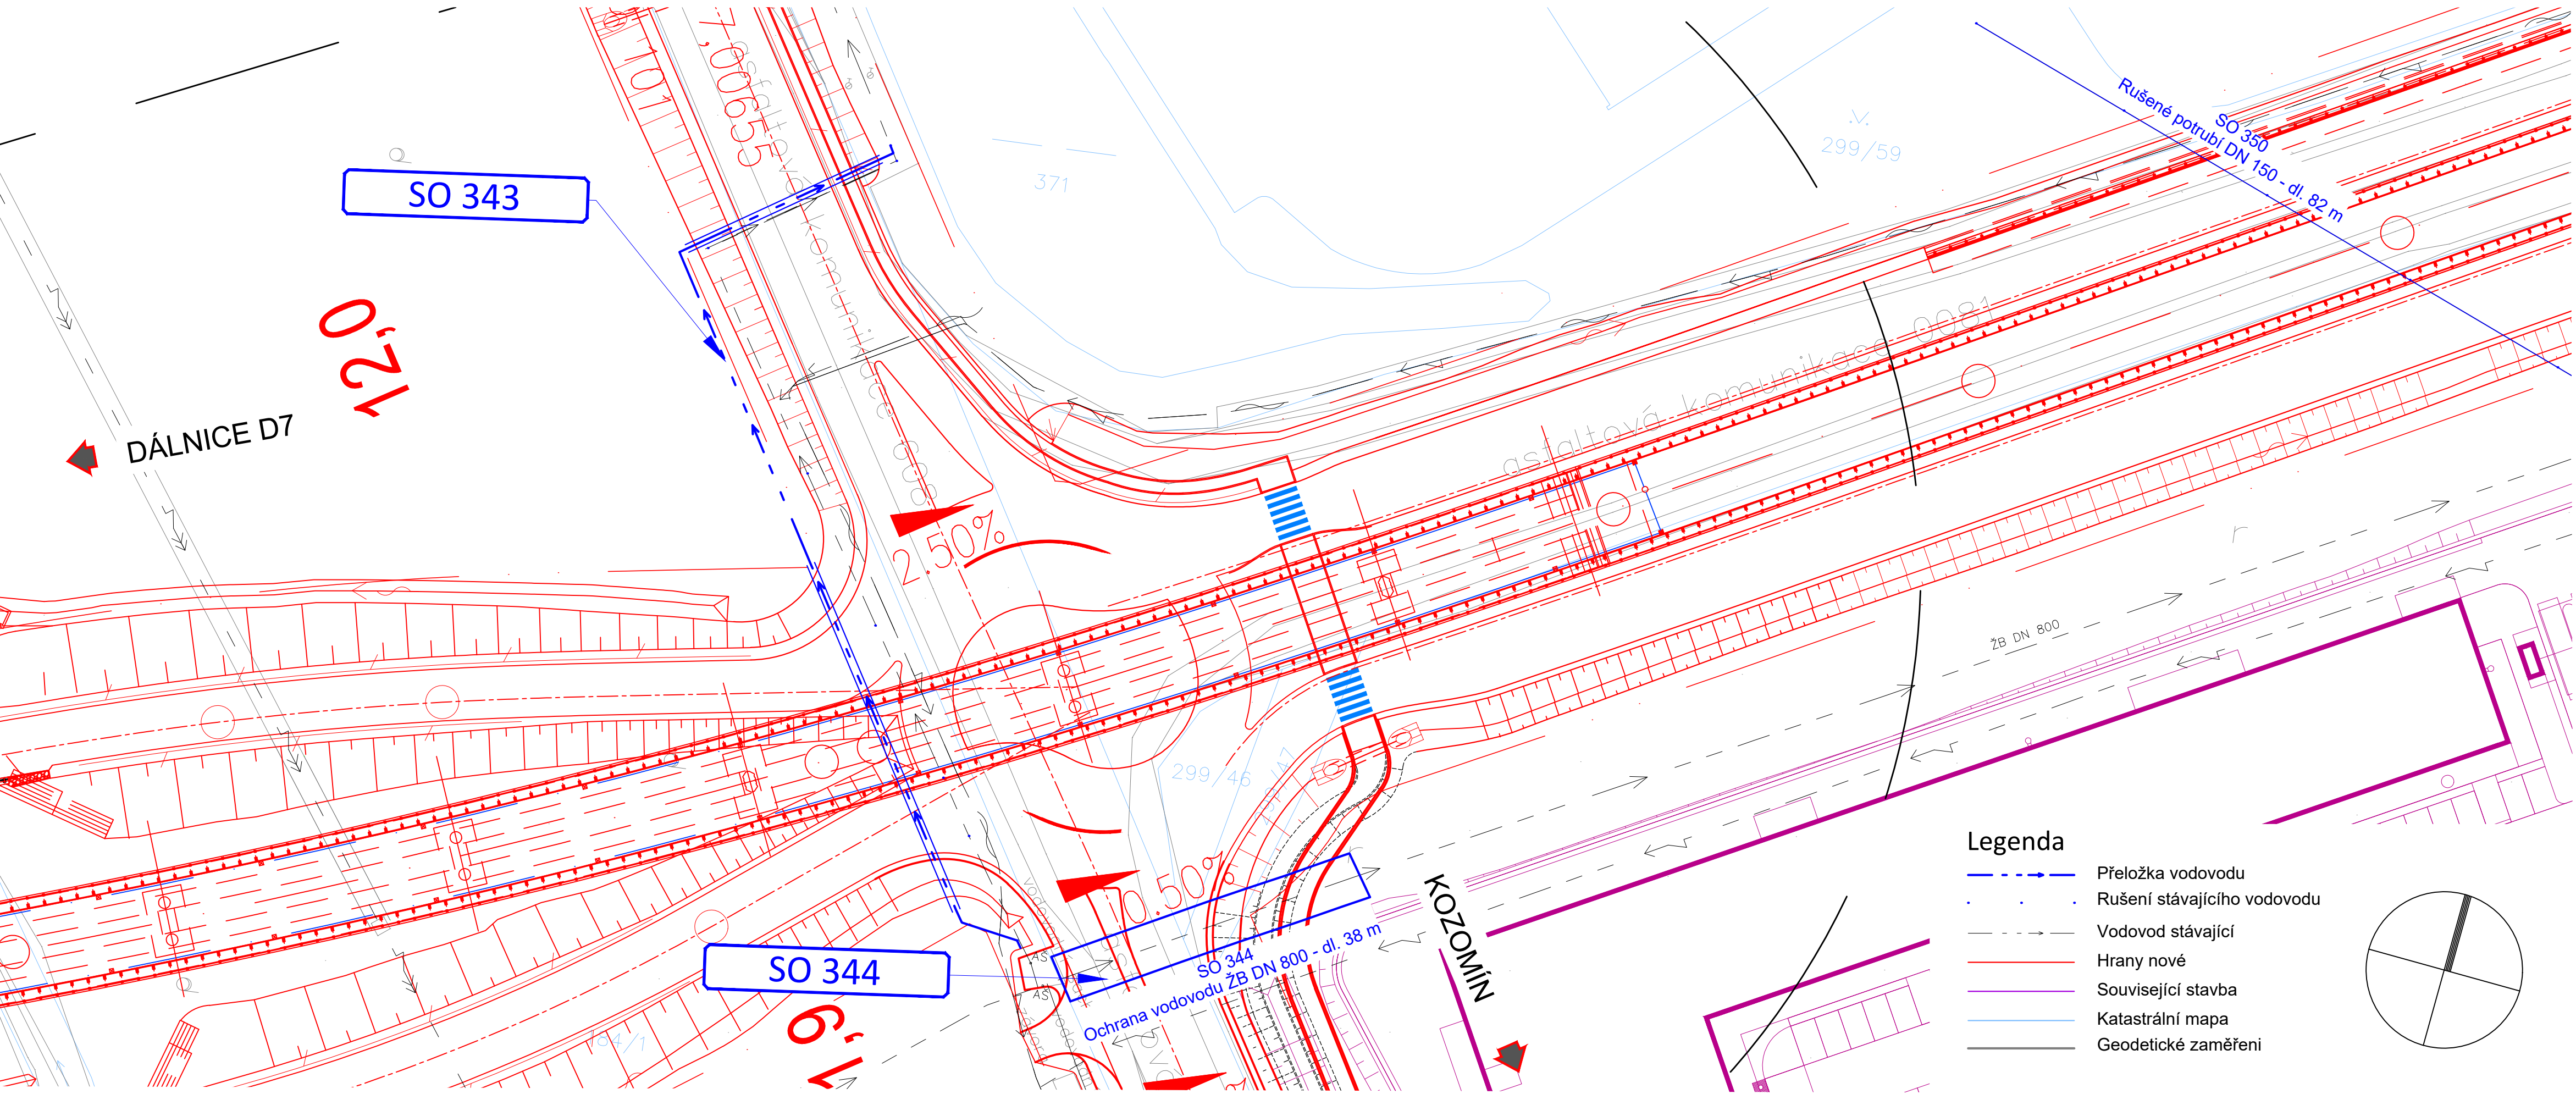

03	10/2024	Úprava SO 102	dle příloh	M. Daniel
02	04/2021	Revize 01	dle příloh	M. Daniel
01	05/2020	Čistopis	J. Dibďák	M. Daniel
Č.	Datum	Popis	Vypracoval	Schválil
REVIZE				

Souřadnicový systém S-JTSK, Výškový systém Bpv

Objednatel:	Středočeský kraj Zborovská 81/11, 150 21 Praha 5	Středočeský kraj
-------------	---	-------------------------

Navrhl/vypracoval:	Zodpovědný projektant:	Zhotovitel: Mott MacDonald CZ, spol. s r.o. M Národní 984/15 110 00 Praha 1 +420 221412800
Ing. Radim Novák	Ing. Radim Novák	
Technická kontrola:	Hlavní inženýr projektu:	
Ing. Karel Moravec	Ing. Martin Daniel	

Kraj: Středočeský	Čís.sm.obj.:	937/00066001/2018
Katastrální území: Kralupy nad Vltavou, Chvatěruby, Zlončice, Kozomín, Postržín	Čís.akce:	396817
Akce:	Datum:	12/2019
II/240 a II/101, přeložka silnic v úseku D7-D8, III. etapa, DÚR/IČ k ÚR		Formát: 4xA4
		Měřítko: 1:500
		Štůpeň: DÚR
Část:	SO 344 - situace	
		Číslo přílohy: D1.300.3.9