



PŮDORYS

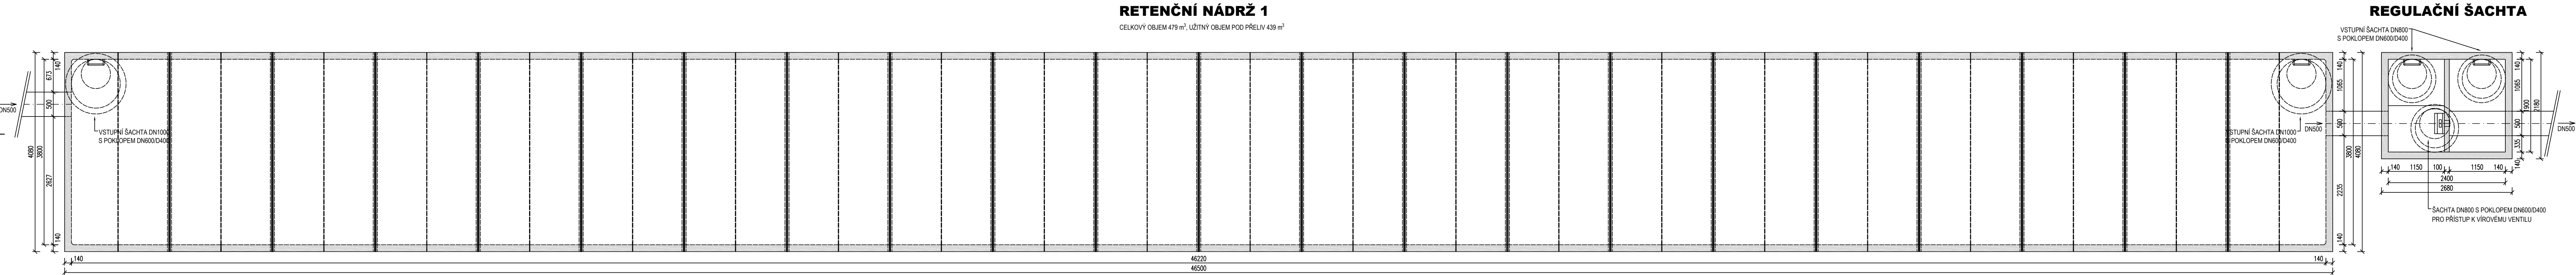

- SO 301 - DEŠŤOVÁ KANALIZACE - ULICE KLADENSKÁ
SO 302 - DEŠŤOVÁ KANALIZACE - ULICE REVOLUČNÍ
SO 303 - DEŠŤOVÁ KANALIZACE - ULICE PALACKÉHO - NÁMĚSTÍ
SO 304 - DEŠŤOVÁ KANALIZACE - KŘÍŽOVATKA U HRBITOVA
SO 361 - RETENČNÍ NÁDRŽ 1
SO 362 - RETENČNÍ NÁDRŽ 2

ŘEZ - PODÉLNÝ

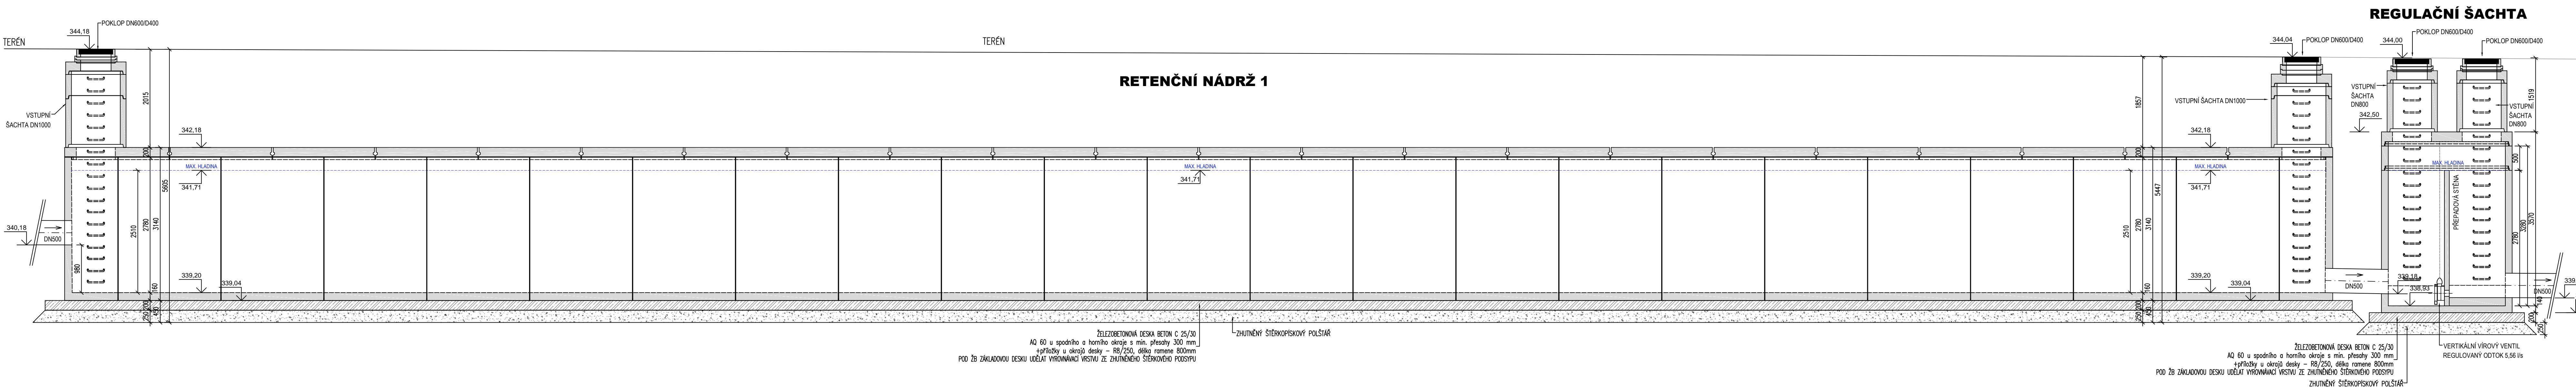

Č.	Datum	Popis	Vypracoval	Schválil
REVIZE				

Souřadnicový systém S-JTSK, Výškový systém Bpv

KRAJSKÁ SPRÁVA A ÚDRŽBA SILNIC STŘEDOČESKÉHO KRAJE
ZBOROVSKÁ 81/11, 150 21 PRAHA 5 - SMÍCHOV

Zhotovitel:
Společnost BIM SAS4S
Vedoucí projektant
SAGASTA s.r.o.
Novodvorská 1010/14
142 00 Praha 4 Lhotka

Navrh/vypracoval:
Ing. Vladislav Chalupa

Zodpovědný projektant:
Ing. Jan Šetelík

Subdodavatel:
SETELIX OLAV s.r.o.
SETELIX MAUROVE 11
169 00 PRAHA 6

Zpracovatel:
4roads s.r.o.
Slunná 541/27
162 00 Praha 6
IČ: 06327354

Technická kontrola:
Ing. Robert Oliva

Hlavní inženýr projektu:
Ing. Karel Fazekas, Ph.D.

Kraj: Středočeský
Katastrální území: Buštěhrad

Čís.s.m.obj.: S-3681/00066001/2020
Čís.akce: 20074
Datum: 02/2024
Formát: 12 x A4
Měřítko: 1 : 50

Část: D.1.3.1 - VODOHOSPODÁŘSKÉ OBJEKTY
Objekt: SO 301, SO 302, SO 303, SO 304, SO 361, SO 362
Příloha: DETAIL RETENČNÍ NÁDRŽE 1

Číslo kopie:
PDP
Číslo přílohy:
D.1.3.1.09