


KLAD LISTŮ

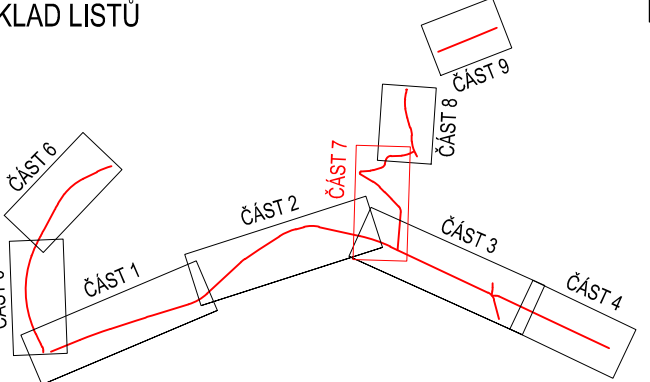

Č.	Datum	Popis	Vypracoval	Schválil
REVIZE				

Souřadnicový systém S-JTSK, Výškový systém Bpv

Objednatel:

**KRAJSKÁ SPRÁVA A ÚDRŽBA SILNIC STŘEDOČESKÉHO KRAJE**  
ZBOROVSKÁ 81/11, 150 21 PRAHA 5 - SMÍCHOV

Zhotovitel:

Společnost BIM SAS4S  
Vedoucí společnosti  
SAGASTA s.r.o.  
Novodvorská 1010/14  
142 00 Praha 4 Lhotka

**SAGASTA** **AFRY** **SATRA** **4roads** **SHB**

Navrhl/vypracoval:  
Ing. Štěpán Hlaváč

Zodpovědný projektant:  
Ing. Karel Fazekas, Ph.D.

Technická kontrola:  
Ing. Pavel Paška

Hlavní inženýr projektu:  
Ing. Karel Fazekas, Ph.D.

Zpracovatel:

**4roads s.r.o.**  
Slunná 541/27  
162 00 Praha 6  
IČ: 06327354

Kraj: Středočeský  
Katastrální území: Buštěhrad  
Stavba: III/00715, III/00718, III/00719 Buštěhrad, průtah - PD

Čís.sm.obj.: S-3681/00066001/2020  
Čís.akce: 20074  
Datum: 02/2024  
Formát: 4 x A4  
Měřítko: 1:500

Část: SITUACNÍ VÝKRESY

Stupeň: PDPS

Číslo kopie:

Číslo přílohy: C.4.7

Příloha: SITUACE DOPRAVNÍHO ZNAČENÍ - ČÁST 7