



VYÚSTĚNÍ DEŠŤOVÉ KANALIZACE U MOSTU DO KORYTA TOKU CTĚNICKÝ POTOK v km 0,24200 (PROFIL POTRUBÍ DN300)


PŮDORYS M 1:50

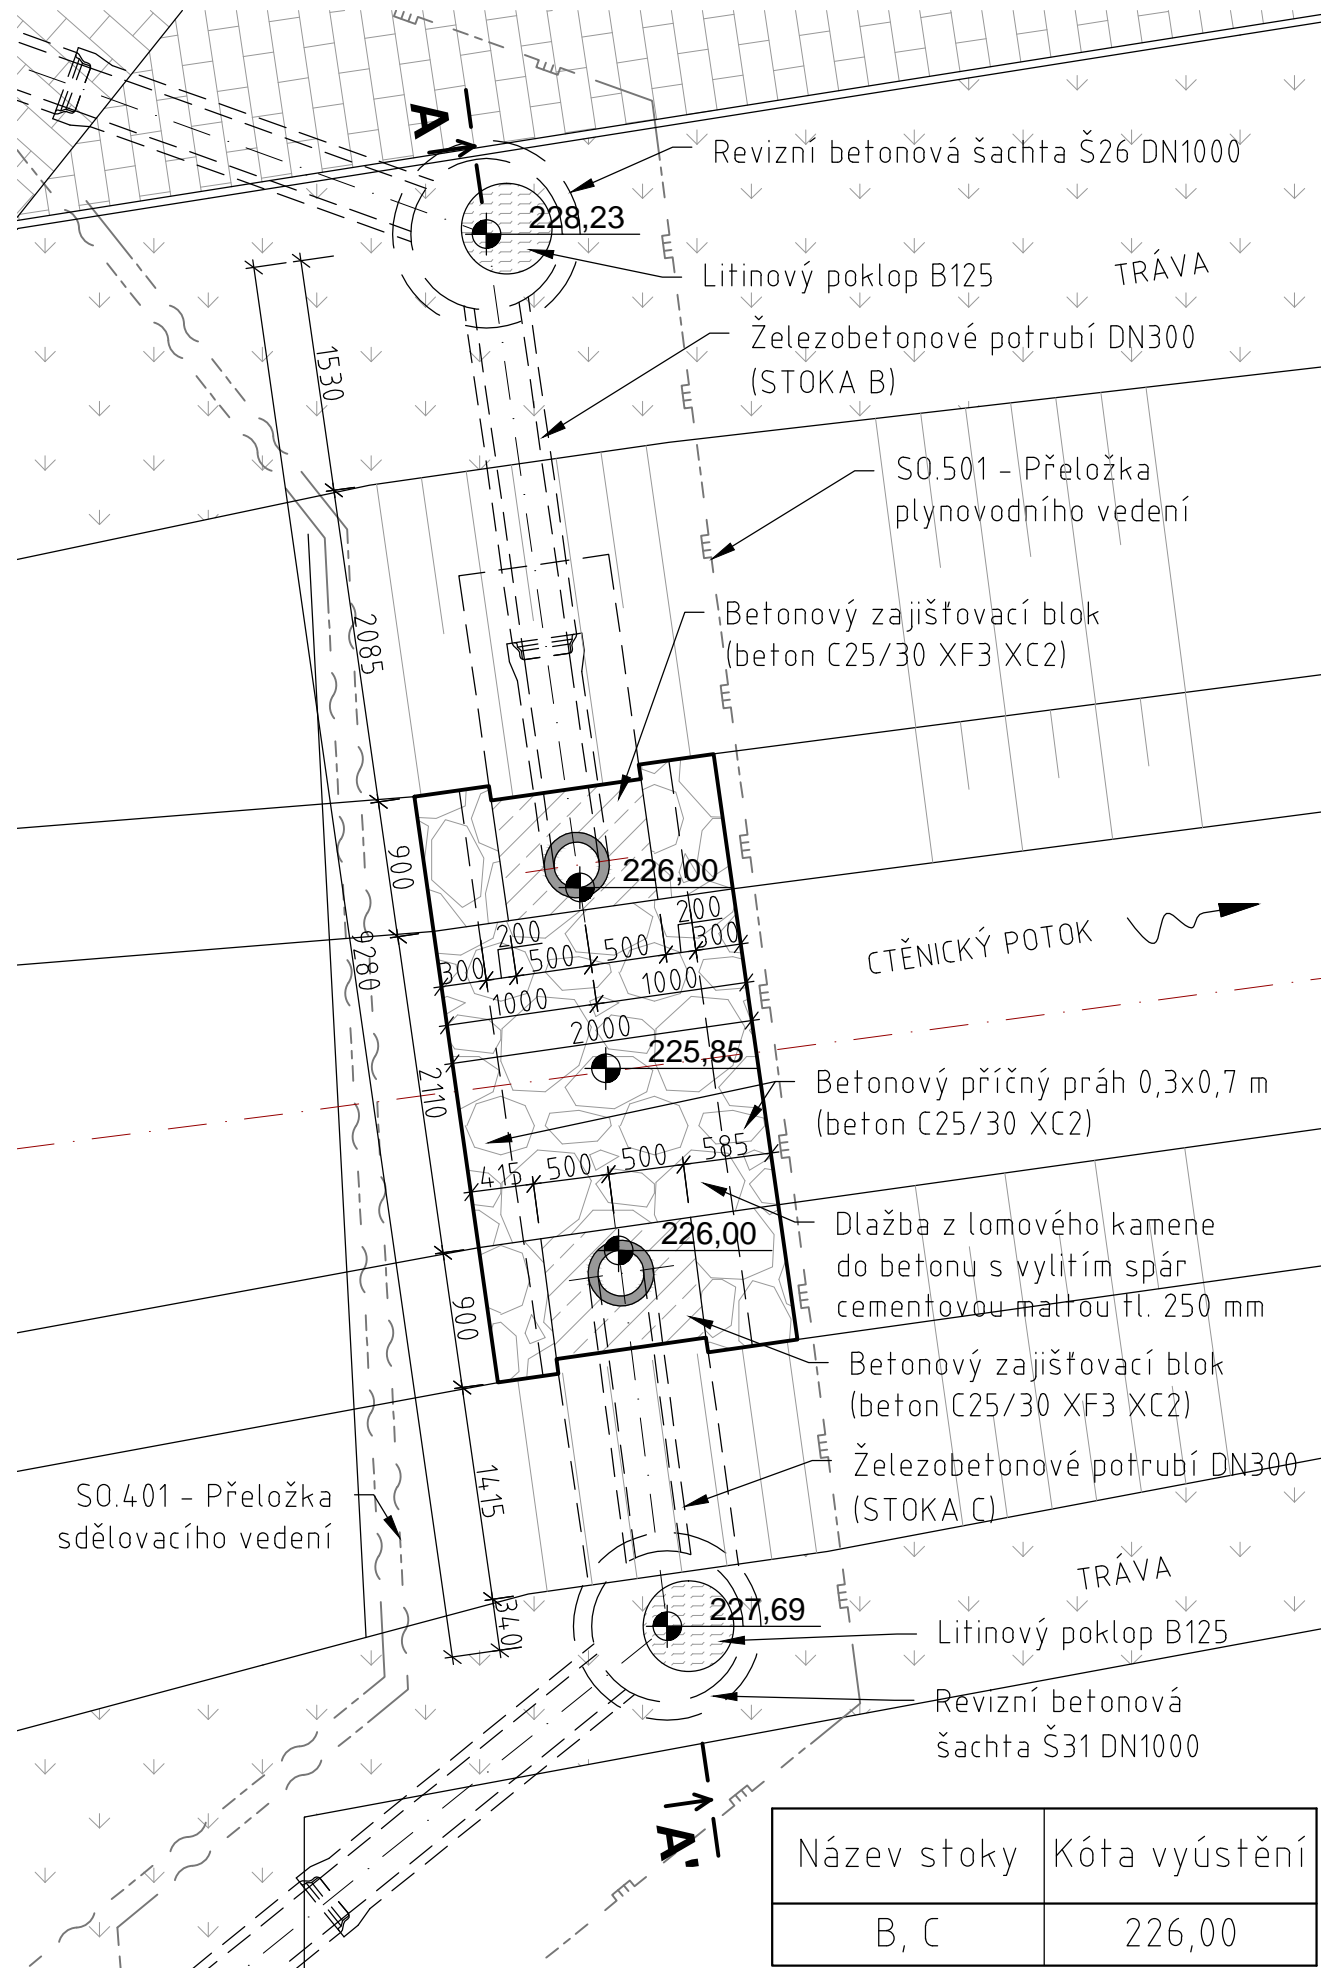

PŘÍČNÝ ŘEZ A-A' M 1:25

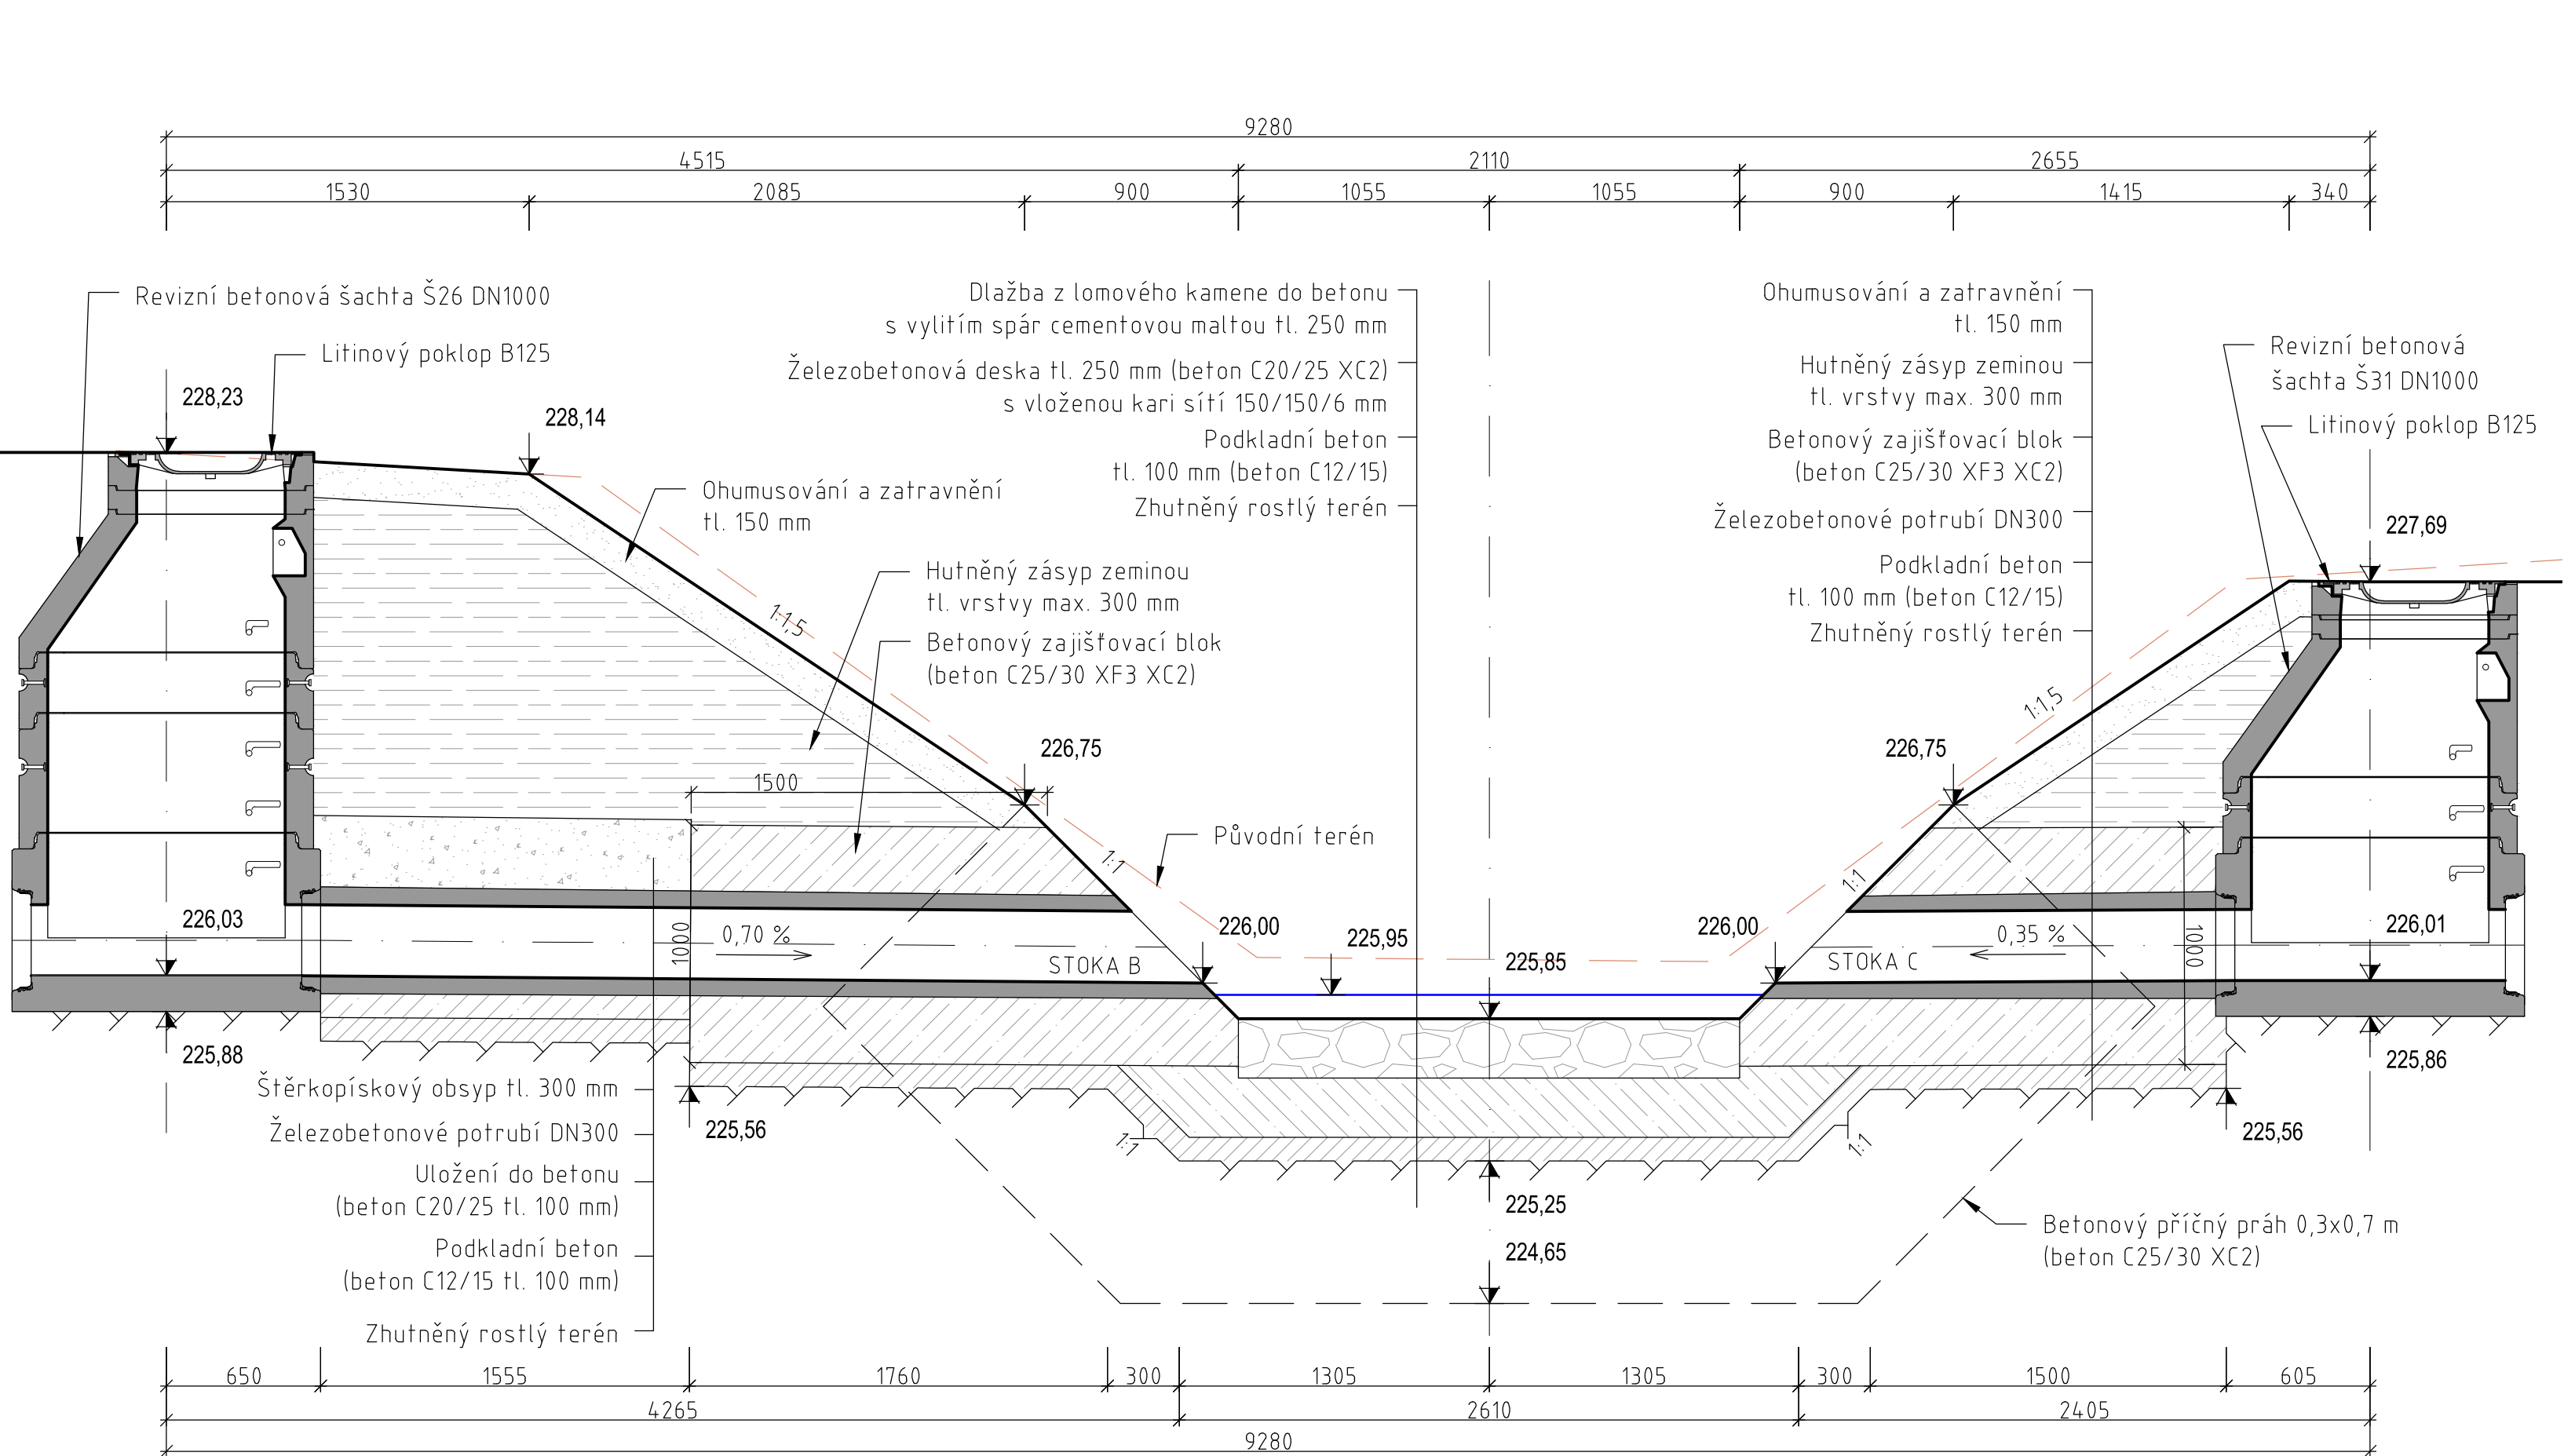

Objednatel			STŘEDOČESKÝ KRAJ		Středočeský kraj	
			ZBOROVSKÁ 11, PRAHA, 150 21			

Zpracoval	Kontroloval	Schválil	 <div>CPA projekt - Ing. Lukáš Počík sídlo: Elšský Krasnohorská 1717/10 412 01 Litoměřice IČ: 86769413, DIČ: CZ7612012683 mobil: +420 602 559 396 email: lukas.pock@cpaprojekt.cz web: www.cpaprojekt.cz</div>
Ing. Lukáš Počík	Ing. Lukáš Počík	Ing. Lukáš Počík	
Oprávněná osoba kooperanta:		Ing. Lukáš Počík	číslo zakázky: 2021-053

Ředitel ateliéru	Zodpovědný projektant	Tech. kontrola	Vypracoval	<div><div>CR PROJECT</div><div>CONSTRUCTIONS&amp;ROADS</div><div>CR PROJECT s.r.o., POD BORKEM 319, 293 01 Mladá Boleslav</div><div>tel.: +420 326 700 666 GSM GATE: +420 606 602 039</div><div>fax: +420 326 700 665 e-mail: info@crproject.cz</div><div>URL: http://www.crproject.cz</div></div>
Ing. Jirák J.	Ing. Jirák J.	Ing. Škvareková E.	Ing. Adamů J.	
stavba: <div>III/2444 A III/0105A PŘEZLETICE, PRŮTAH</div>				HIP: Ing. Jan Adamů
část: D - VÝKRESOVÁ DOKUMENTACE				číslo zakázky: 2014-088
objekt: SO.301 - DEŠŤOVÁ KANALIZACE				stupeň dokumentace: PDPS
obsah: VÝTOKOVÉ OBJEKTY				datum: 03.2022
				měřítko: 1:25
				formát: 4xA4
název dig.souboru: D-12_Výtokové objekty_2022_03_22.dwg				výtisk číslo: výtisk číslo:
číslo přílohy: D-301-10				