




PŮDORYS
M 1:250

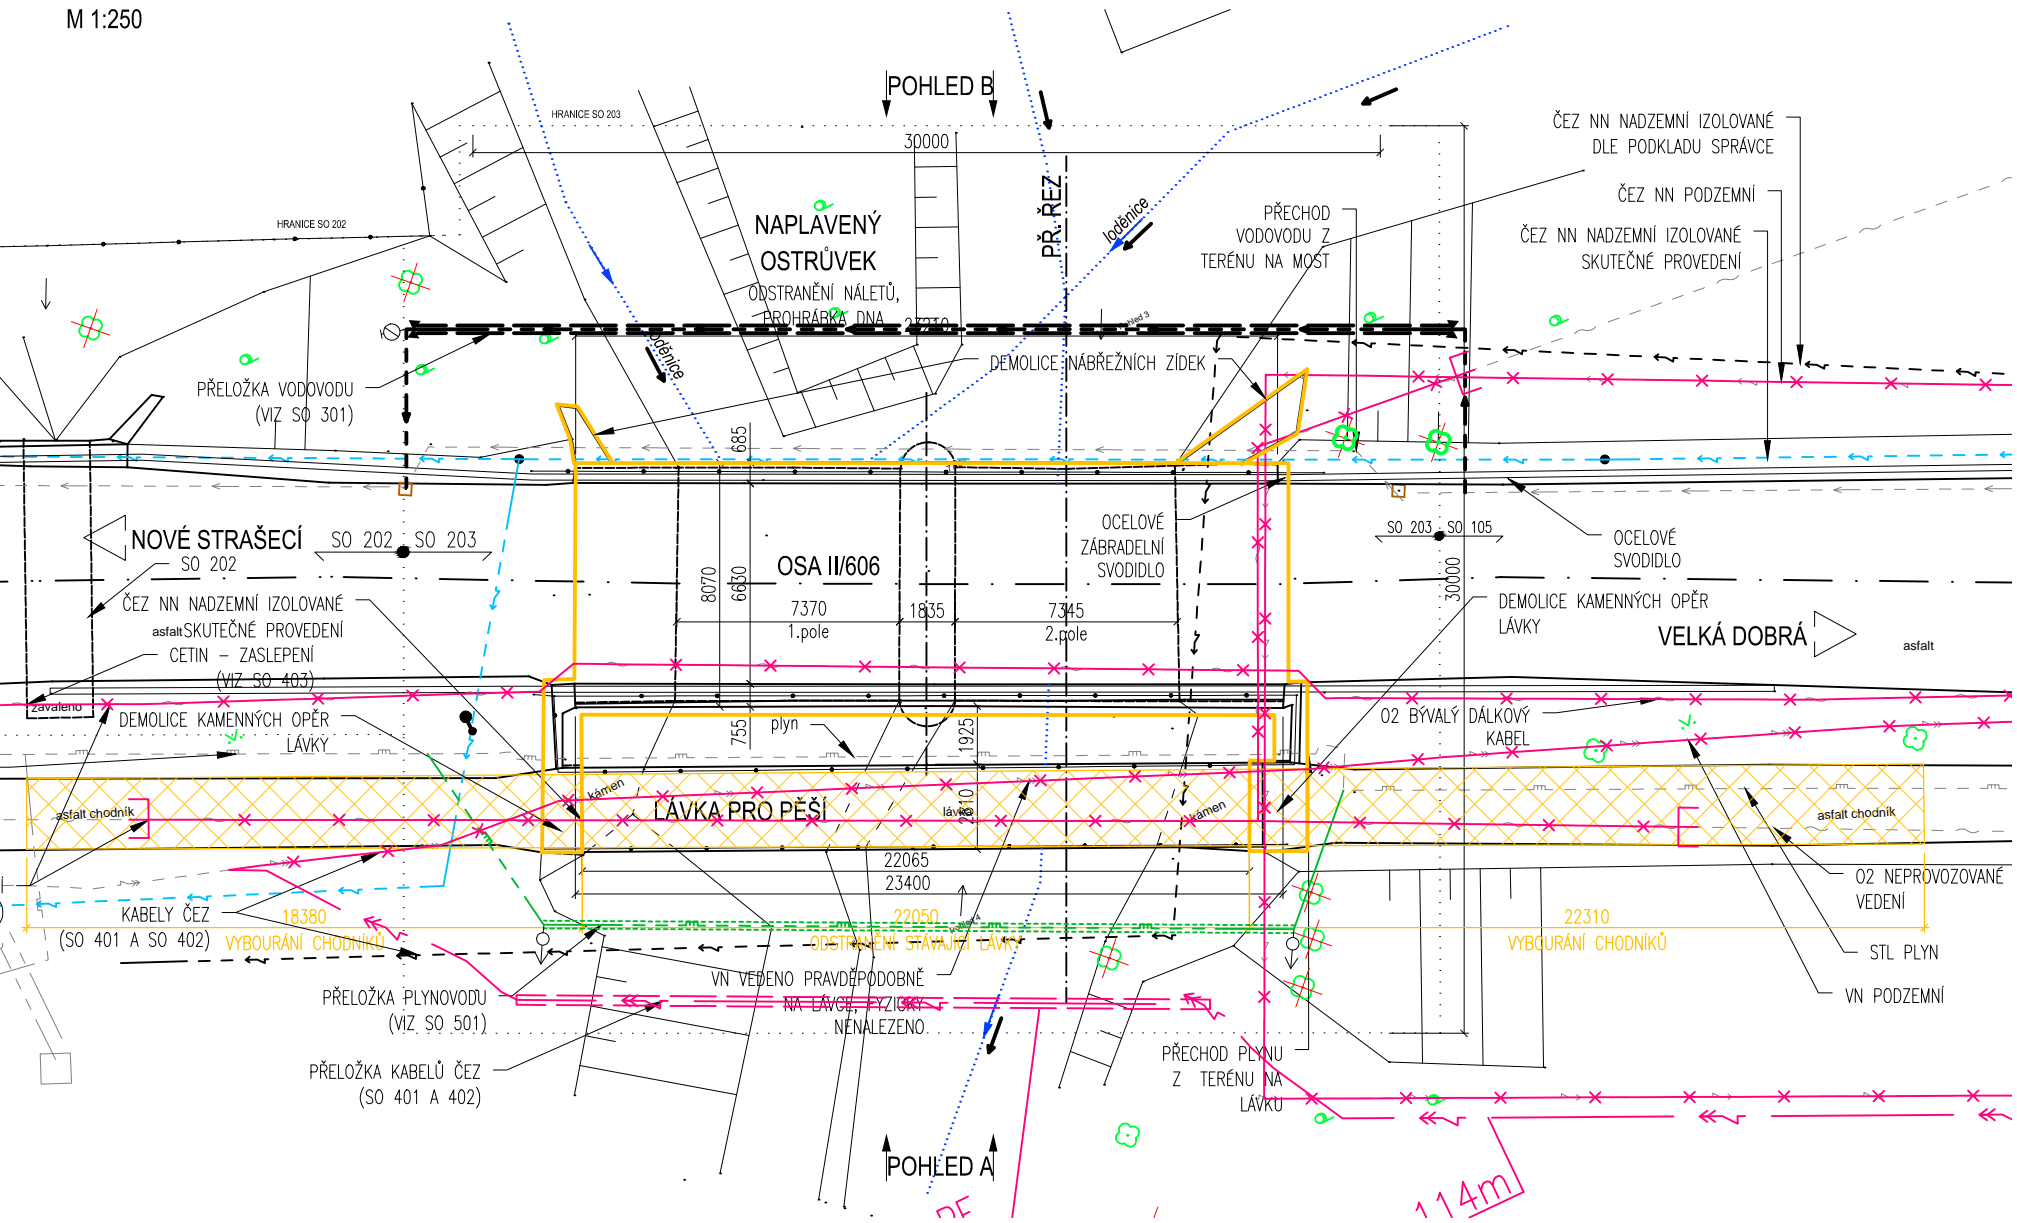


POHLED B
M 1:100

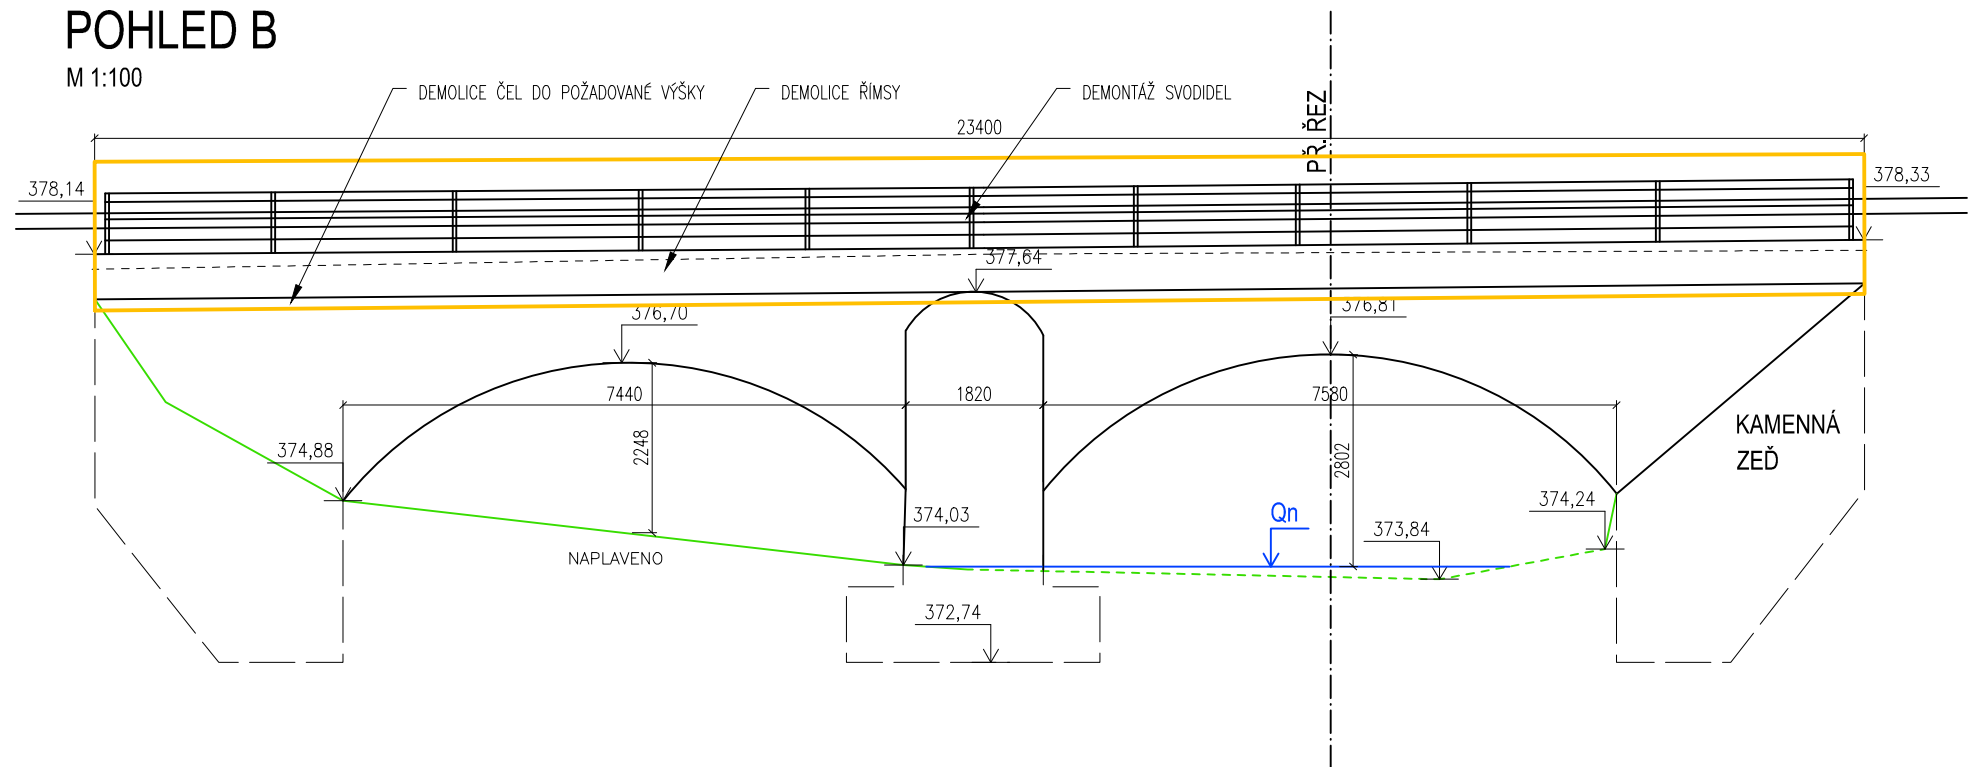

POHLED A
M 1:100

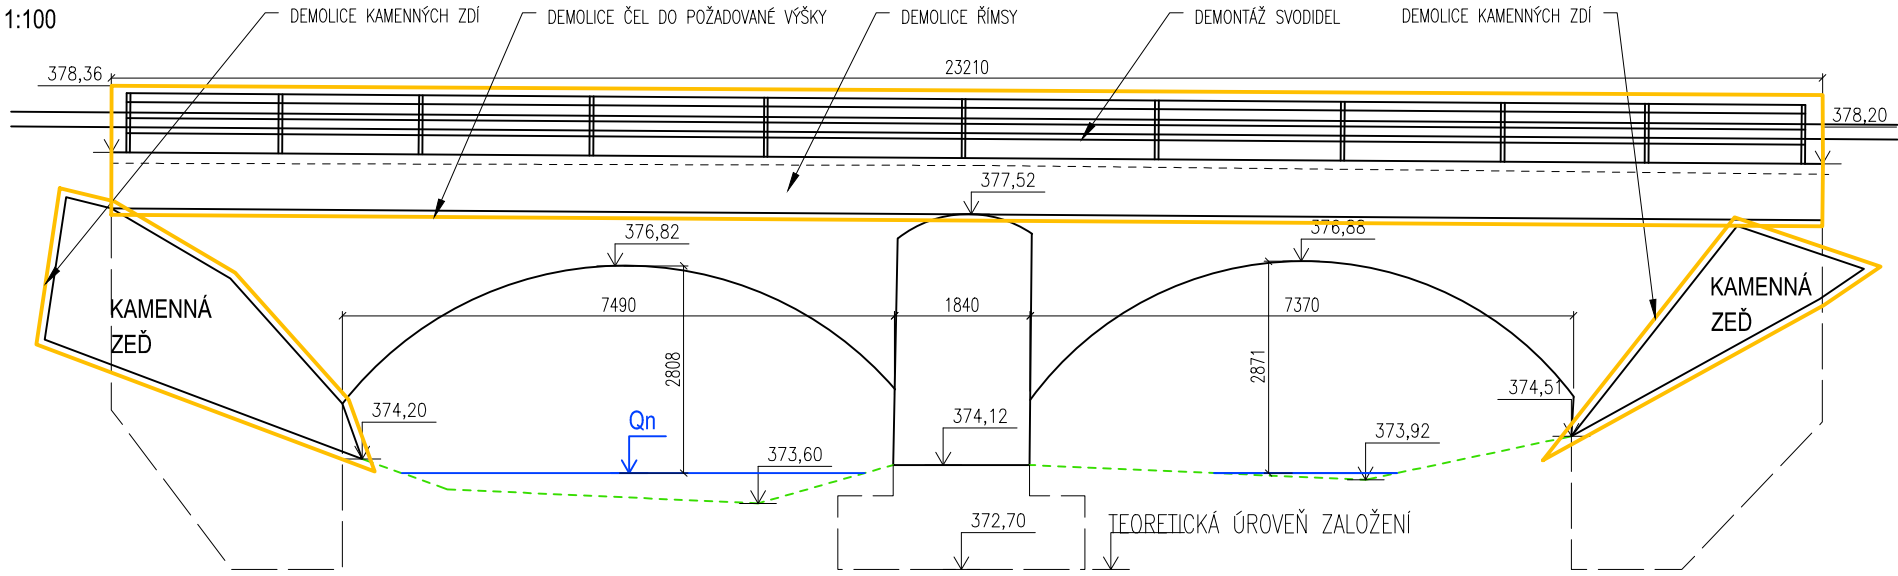

PŘÍČNÝ ŘEZ
M 1:100

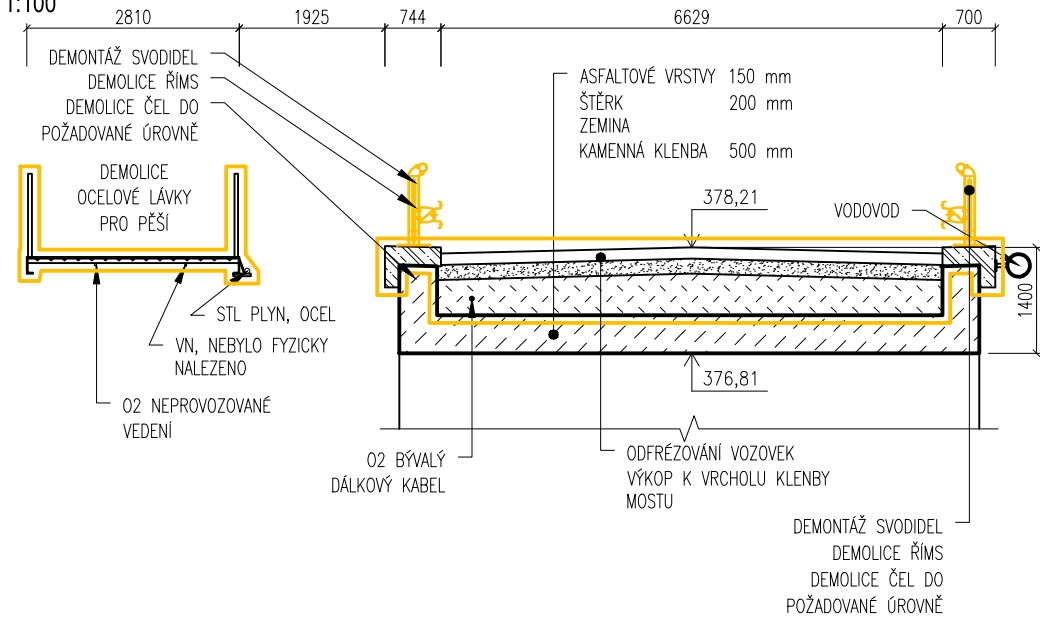

LEGENDA

- KŘOVÍ
- LISTNATÝ STROM
- LISTNATÝ STROM – POKÁCET
- PARKOVÁ ÚPRAVA
- SVISLÉ DOPRAVNÍ ZNAČENÍ
- STOŽÁR
- KANALIZACE – NEROZLIŠENÁ
- VODOVOD – NEROZLIŠENÝ
- VEDENÍ VO – NADZEMNÍ
- VEDENÍ VO – PODZEMNÍ
- VEDENÍ NN – NADZEMNÍ
- VEDENÍ NN – PODZEMNÍ
- VEDENÍ NN – SKUTEČNÉ PROVEDENÍ
- VEDENÍ VN – NADZEMNÍ
- VEDENÍ VN – PODZEMNÍ
- SDĚLOVACÍ KABELY – NADZEMNÍ
- SDĚLOVACÍ KABELY – PODZEMNÍ
- PLYNOVÉ VEDENÍ
- ZÁBRADLÍ, OPLOČENÍ
- DEMOLICE
- DEMOLICE
- HRANICE SO

POZNÁMKY

- DEMOLICE LÁVKY PROBĚHNE PO REKONSTRUKCI MOSTU.
- KAMENY A BALVANY Z OPĚR LÁVKY MOHOU BÝT VYUŽITY KE ZPEVNĚNÍ SVAHU NOVÝCH SVAHŮ.

C.

Souřadnicový systém JTSK

SO 203

Výškový systém Bpv



dfc'Y'hcjzždf n_i a bz'U'cbni 'tU bfgdc'Y bcgh

PUDIS a.s., Nad Vodovodem 2/3258, 100 31 Praha 10
tel.: +420 267 004 111, www.pudis.cz, info@pudis.cz

| | | |
|--|--|---|
| Vypracoval: Ing. Zdeněk Podráský, CSc. Ing. Milan Merva | Hlavní inženýr projektu: Ing. Jan Petr | Investor: Středočeský kraj Zborovská 11 150 21 Praha 5 |
| | Výrobní ředitel: Ing. Jan Vlček | |
| Odpovědný projektant: Ing. Zdeněk Podráský, CSc. | Ředitel společnosti: Ing. Martin Höfler | |
| Číslo zakázky: 1-6060-0001-02 | Datum: 05/2018 | |
| Akce: II/606 Velká Dobrá – Nové Strašecí, rekonstrukce silnice a mostů | Měřítko: 1:100,250 | Formát: 3x A4 |
| | Stupeň: PDPS | Souprava: |
| Příloha: SO 203 – Most ev. č. 606-011 (km 4,430) PŘEHLEDNÝ VÝKRES DEMOLICE | Číslo přílohy: 2 | |