


PŮDORYS

M 1:250

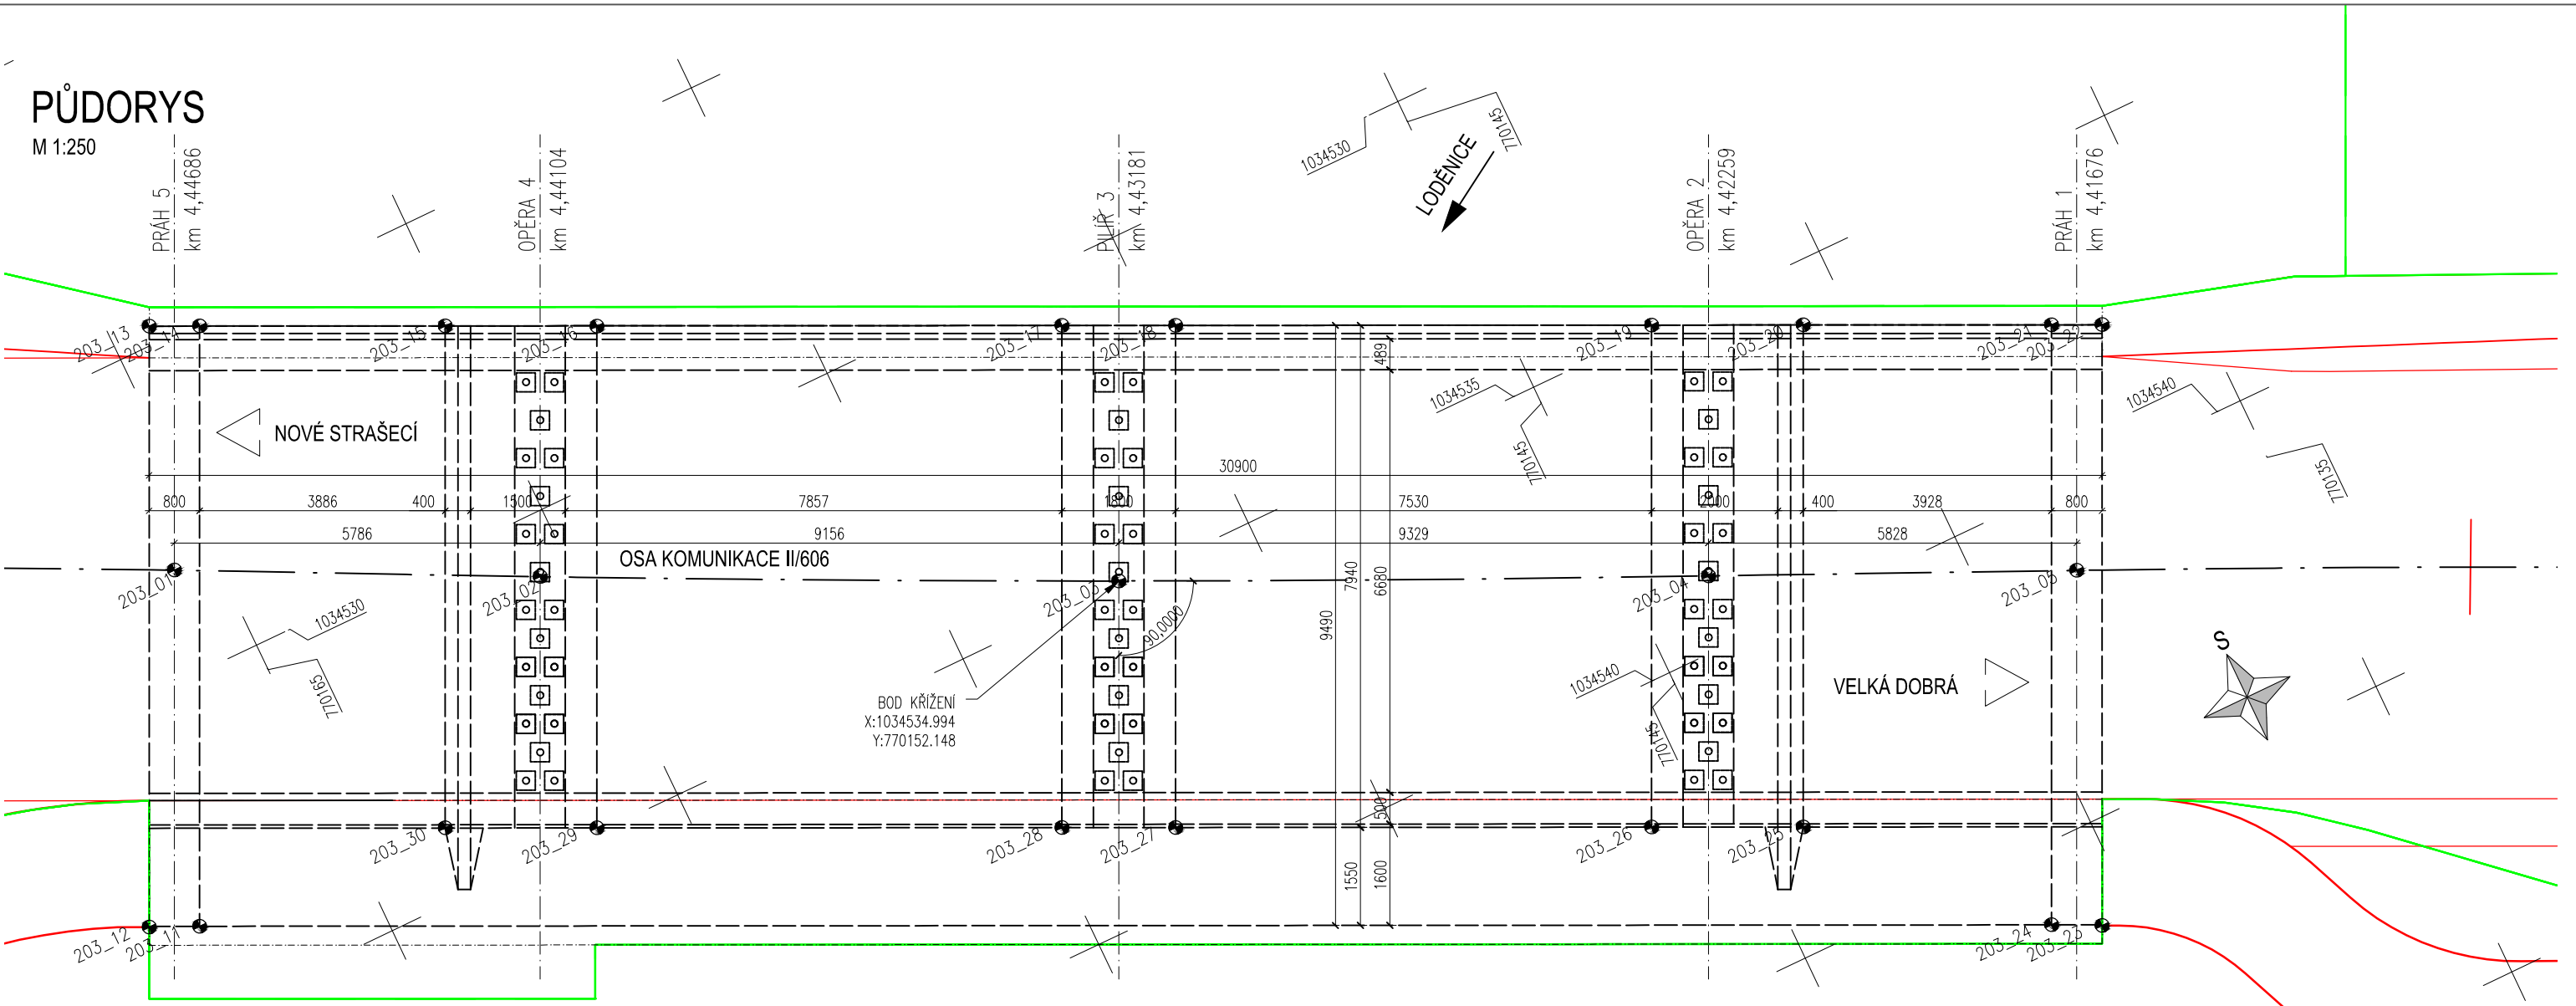

POZNÁMKY

- V PŘÍLOZE JSOU VYTÝČENY HRANY PŘÍČNÝCH PRAHŮ A PRŮSEČÍKY OSY KOMUNIKACE S PODPĚRAMI.

LEGENDA

- LISTNATÝ STROM
- LISTNATÝ STROM – OCHRANA
- PARKOVÁ ÚPRAVA
- VYTÝČOVACÍ BOD
- SŘ BODŮ SYSTÉMU S–JTSK
- ZÁBOR – DOČASNÝ
- ZÁBOR – TRVALÝ

CISLO_BODU	X	Y
203_01	1034528.371	770165.663
203_02	1034530.951	770160.482
203_03	1034534.947	770152.245
203_04	1034538.884	770143.786
203_05	1034541.31	770138.487
203_11	1034533.627	770167.722
203_12	1034533.295	770168.449
203_13	1034524.717	770164.367
203_14	1034525.058	770163.643
203_15	1034526.726	770160.133
203_16	1034527.762	770157.968
203_17	1034530.913	770151.32
203_18	1034531.685	770149.695
203_19	1034534.917	770142.894
203_20	1034535.946	770140.727
203_21	1034537.632	770137.179
203_22	1034537.975	770136.457
203_23	1034546.553	770140.54
203_24	1034546.199	770141.257
203_25	1034543.114	770144.139
203_26	1034542.084	770146.305
203_27	1034538.853	770153.107
203_28	1034538.082	770154.732
203_29	1034534.925	770161.378
203_30	1034533.891	770163.545

C.

Souřadnicový systém JTSK

SO 203

Výškový systém Bp



dřevěná a betonová konstrukce

PUDIS a.s., Nad Vodovodem 2/3258, 100 31 Praha 10
tel.: +420 267 004 111, www.pudis.cz, info@pudis.cz

Vypracoval: Ing. Zdeněk Podráský, CSc. Ing. Milan Merva	Hlavní inženýr projektu: Ing. Jan Petr	Investor: Středočeský kraj Zborovská 11 150 21 Praha 5
	Výrobní ředitel: Ing. Jan Vlček	
Odpovědný projektant: Ing. Zdeněk Podráský, CSc.	Ředitel společnosti: Ing. Martin Höfler	
Číslo zakázky: 1–6060–0001–02	Datum: 05/2018	
Akce: II/606 Velká Dobrá – Nové Strašecí, rekonstrukce silnice a mostů		Měřítko: 1:250
Příloha: SO 203 – Most ev. č. 606–011 (km 4,430) VYTÝČOVACÍ SCHÉMA		Formát: 2x A4
		Souprava:
		Číslo přílohy: 5