


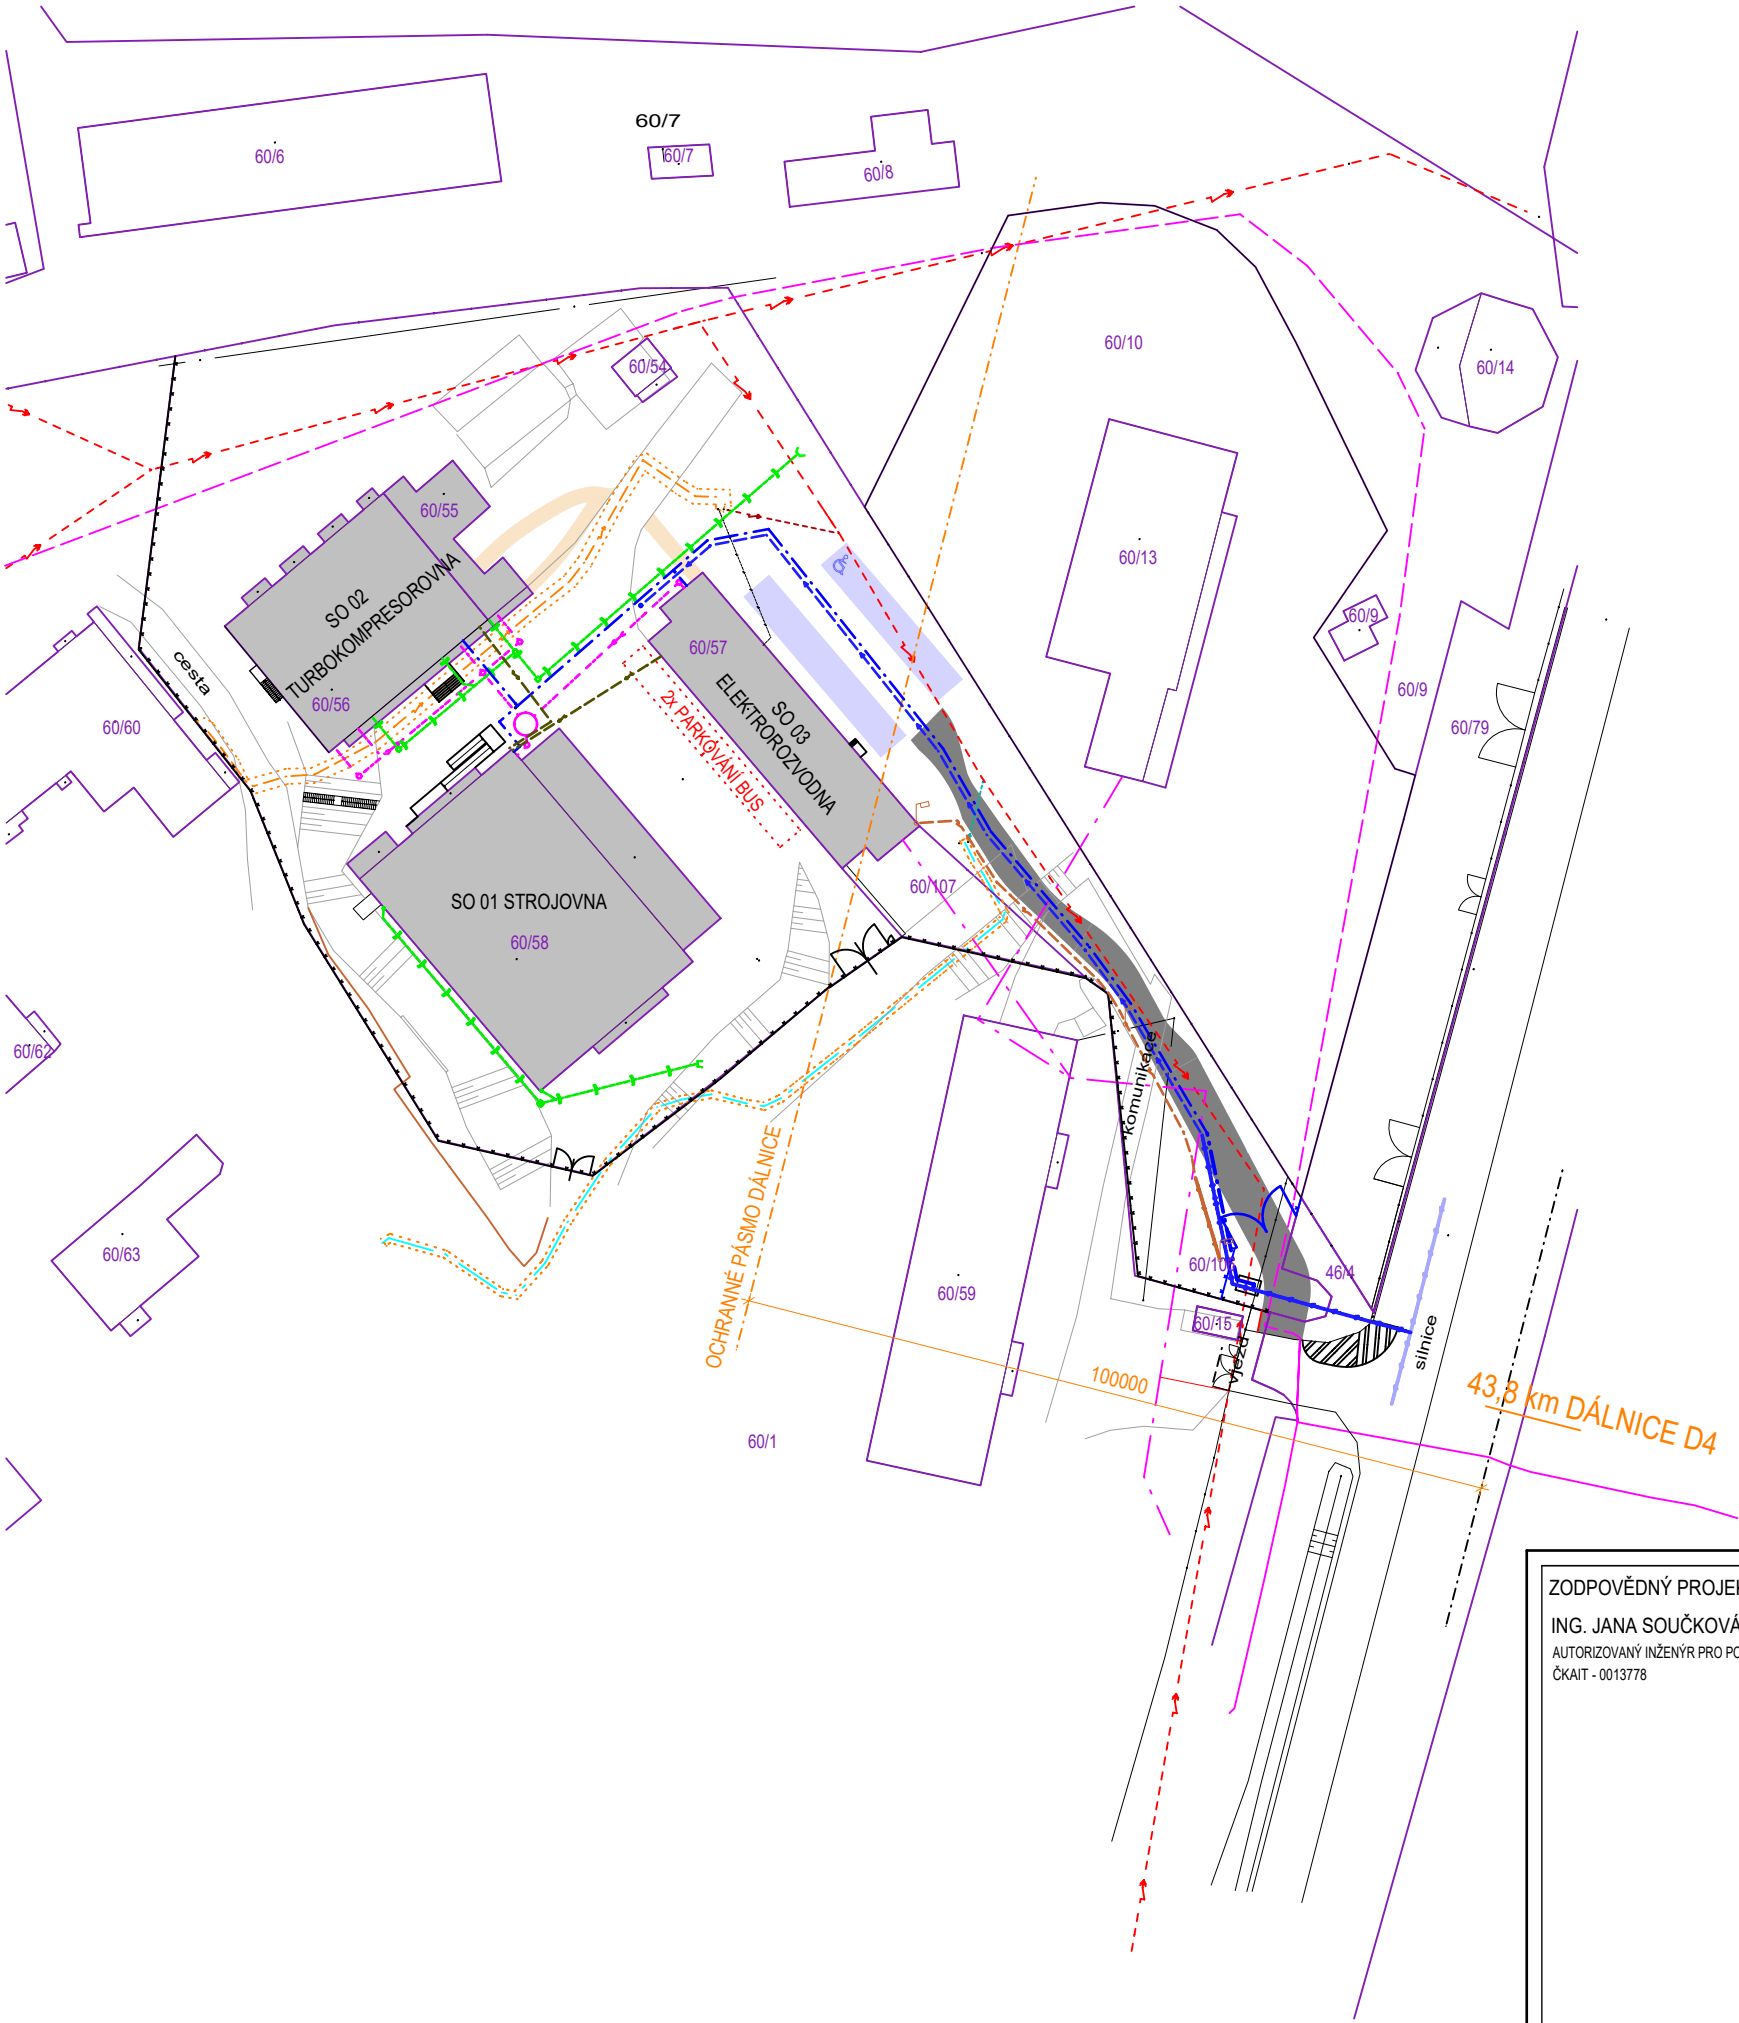

LEGENDA:


- NADZEMNÍ VEDENÍ VN DO 35 kV V MAJETKU ČEZ Distribuce a.s.
- NADZEMNÍ VEDENÍ VN DO 35 kV V MAJETKU DIAMO, státní podnik
- NADZEMNÍ VEDENÍ VN DO 35 kV V MAJETKU CETIN a.s.
- PODZEMNÍ VEDENÍ NN V MAJETKU CETIN a.s.
- STÁV. VODOVODNÍ ŘAD L DN 300
- STÁVAJÍCÍ OPLOCENÍ

SÍŤ ELEKTRONICKÝCH KOMUNIKACÍ:

- ZAMĚŘENÉ A KÓTOVANÉ, VNITŘNÍ STP
- STP NEZAMĚŘENÁ POLOHA, NEPROVOZOVANÉ SÍŤE
- NADZEMNÍ SÍŤE

NAVRHOVANÁ INFRASTRUKTURA:

- AREÁLOVÝ ROZVOD POŽÁRNÍ VODY PE100+, SDR11, PE ø110/10, 150m
- AREÁLOVÝ ROZVOD PITNÉ VODY, PE100+, SDR11, PE ø63/5,8, 170m
- VODOVODNÍ PŘÍPOJKA PE100+, SDR11, PE ø110/10
- DEŠŤOVÁ KANALIZACE PVC KG, DN 125, 150, 200, SN 10
- SPLAŠKOVÁ KANALIZACE PVC KG, DN 100, 125, 150, SN 10
- AREÁLOVÝ ROZVOD NN, AYKY 4-Jx70 +CYKY 5-Jx1,5
- AREÁLOVÝ ROZVOD VEŘEJNÉHO OSVĚTLENÍ
- NOVÉ AREÁLOVÉ KOMUNIKACE
- NAVRHOVANÁ PARKOVACÍ STÁNÍ

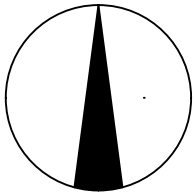

ZODPOVĚDNÝ PROJEKTANT:
ING. JANA SOUČKOVÁ
AUTORIZOVANÝ INŽENÝR PRO POZEMNÍ STAVBY
ČKAIT - 0013778



P2Projekt

Projektování staveb
Inženýrská činnost

STAVBA:	HORNICKÉ MUZEUM - ŠACHTA Č. 11A BYTÍZ	
MÍSTO STAVBY:	k.ú. Bytíz, parcel. č. 60/106, 60/107, 60/55, 60/56, 60/57, 60/58, 46/4	
INVESTOR:	HORNICKÉ MUZEUM PŘÍBRAM, p.o. NÁMĚSTÍ HYNKA KLIČKY 293 261 01 PŘÍBRAM	
STUPEŇ PD:	PD PRO SPOLEČNÉ ÚZEMNÍ ŘÍZENÍ A STAVEBNÍ POVOLENÍ	
ČÁST:	C. SITUAČNÍ VÝKRESY	Č. VÝKRESU:
NÁZEV VÝKRESU:	SITUACE ŠIRŠÍCH VZTAHŮ	2

PROJEKTANT:
ING. ONDŘEJ BALOUN
Gen. R. Tesařika 136, 261 01 Příbram I
e-mail: baloun6@seznam.cz
tel.: 724 960 510
www.p2projekt.cz

PARÉ Č.:

MĚŘÍTKO: 1:1000
DATUM: 6/2018
ČÍSLO ZAKÁZKY: 2018-32