


SO 111 - DOPRAVNÍ ZNAČENÍ
Situace DZ - část 5
M 1 : 1 000

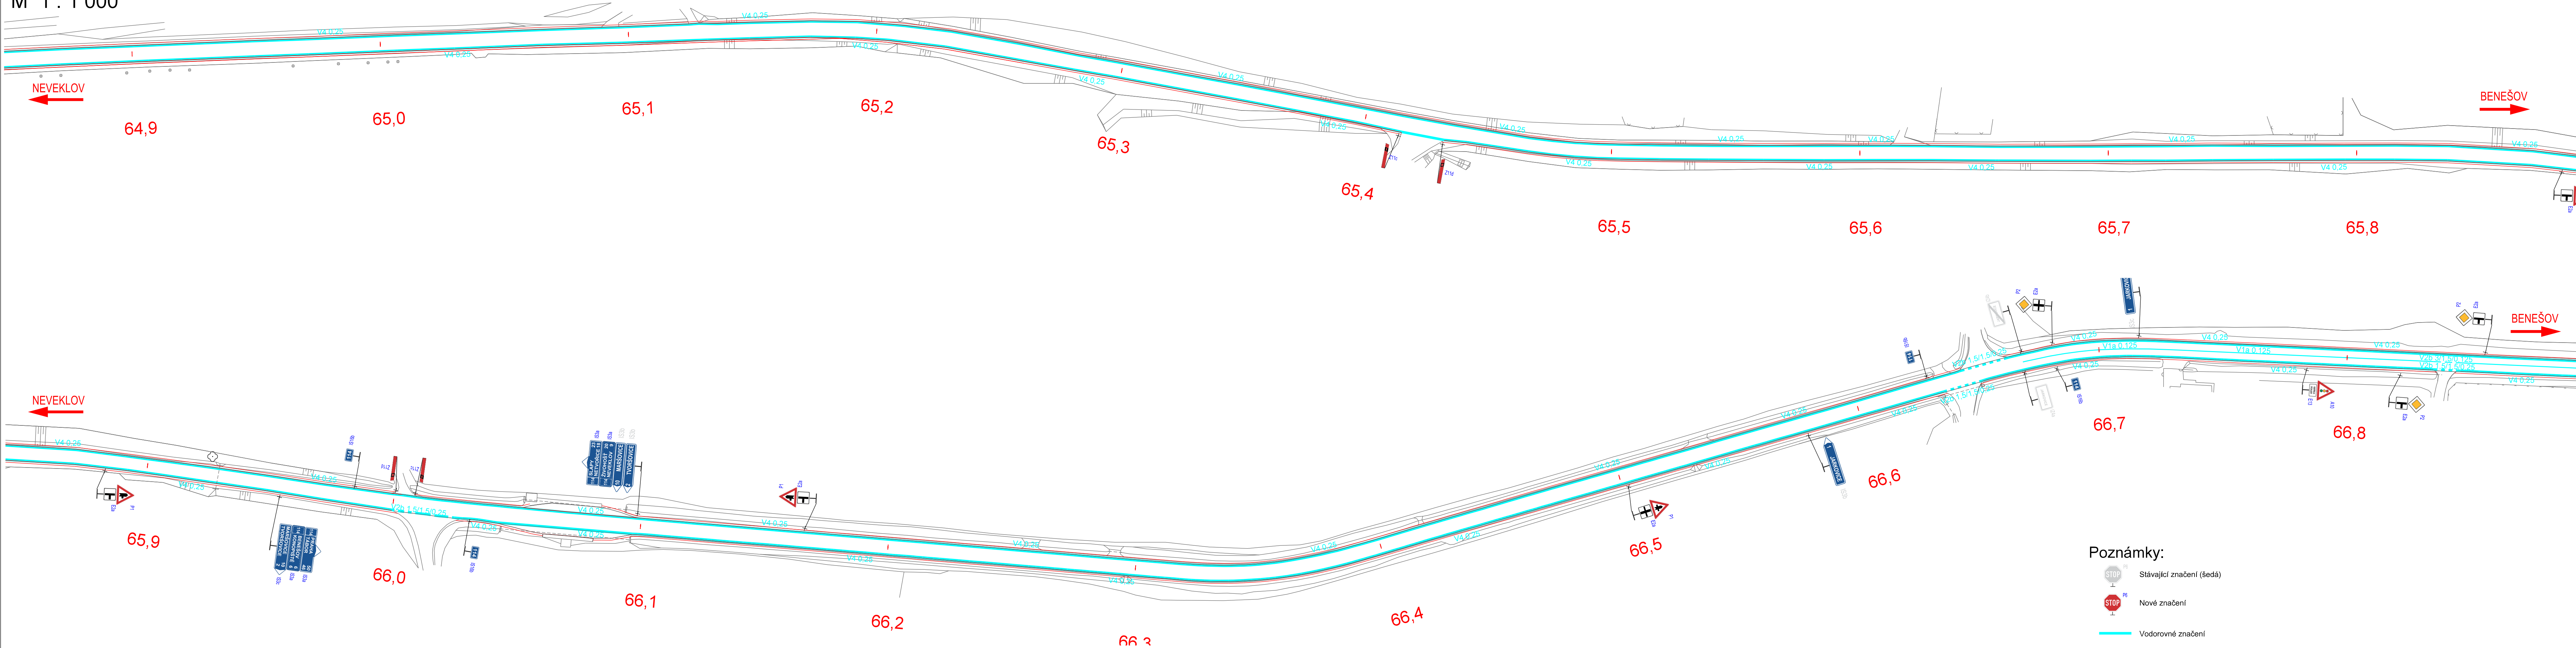

C1

VÝŠKOVÝ SYSTÉM Bpv SOUŘADNICOVÝ SYSTÉM S-JTSK

Číslo změny:	Obsah změny:	Datum změny:
01	-	-
02	-	-
03	-	-

Objednatel:
Středočeský kraj

Zhotovitel: SUDOP GROUP RS - PROJEKTY STČ
zastoupené
SUDOP PRAHA a.s.
Olšanská 1a, 130 80 Praha 3



Hlavní inženýr projektu: ING. PETR HRADIL
Asistent hlavního inženýra: ING. MAREK STÁDNIK

Vedoucí sdružení: SUDOP PRAHA a.s.
Olšanská 1a, 130 80 Praha 3
tel.: +420 267 094 111
e-mail: praha@sudop.cz

Sředisks: SILNIC A DÁLNIC	Vedoucí sředisks: ING. HANA STAŇKOVÁ	Odpovědný projektant SO, IO, PS: ING. ADRIANA KLOCOVÁ	Vypracoval: ING. ADRIANA KLOCOVÁ	Kontroloval: ING. DANIEL KARFÍK
---------------------------	--------------------------------------	---	----------------------------------	---------------------------------

Název akce: II/114, NEVEKLOV – I/3
Číslo smlouvy: 18-019.202
Projektový stupeň: PDPS

Část: C1. OBJEKTY POZEMNÍCH KOMUNIKACÍ
SO 111 - DOPRAVNÍ ZNAČENÍ
Datum: 8/2018
Číslo části: C1

Název přílohy: Situace DZ - část 5
Měřítko: 1:1000
Počet formátů: 6 x A4
Číslo přílohy: 2.5

DOKUMENT LZE UŽÍVAT POUZE VE SMYSLU PŘEBLÍŽNÉ SMALOVY O DĚLO. ZADANÁ JEHO ČÁST NEMŮŽE BYT DĚLE ZÁKONA Č.121/2000 Sb. KOPROVÁNÁ NEBO JINAK ZPŮSOBEM ROZŠŘOVÁNÁ BEZ SOUHLASU SUDOP PRAHA A.S.