


SO 111 - DOPRAVNÍ ZNAČENÍ
Situace DZ - část 4
M 1 : 1 000

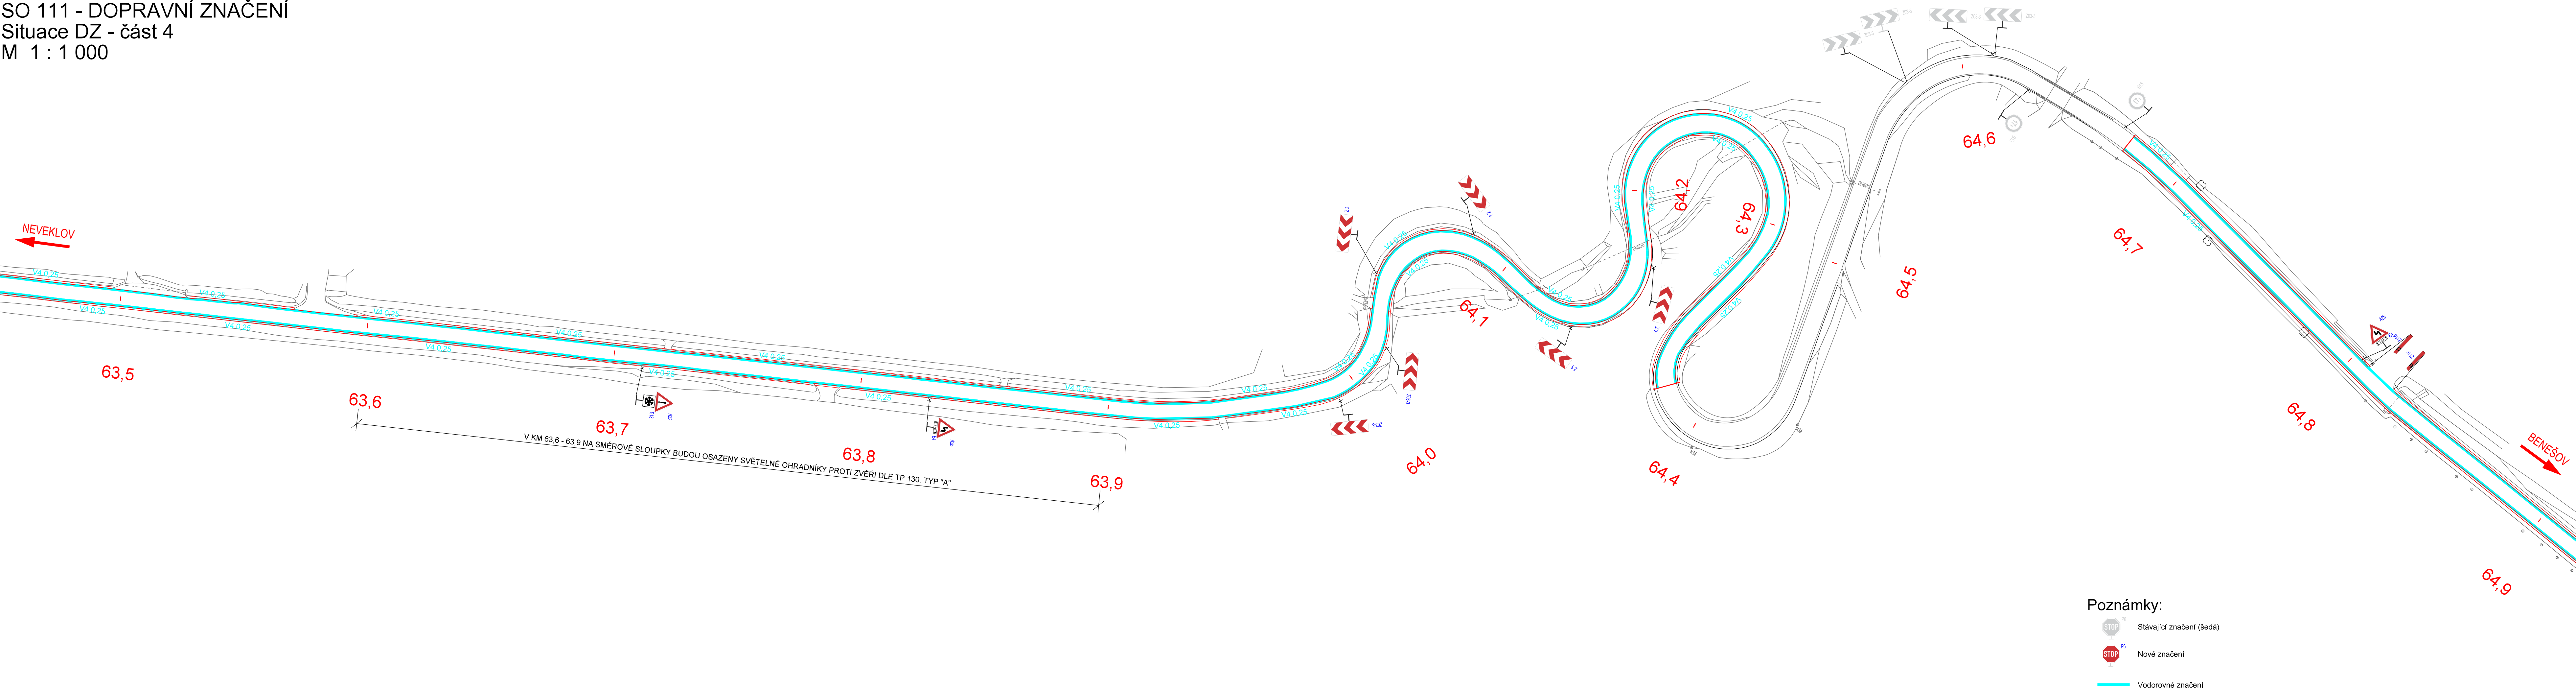

C1

VÝŠKOVÝ SYSTÉM BpV SOUŘADNICOVÝ SYSTÉM S-JTSK

Číslo změny:	Obsah změny:	Datum změny:
01	-	-
02	-	-
03	-	-

Objednatel:
Středočeský kraj

Zhotovitel: SUDOP GROUP RS - PROJEKTY STČ
zastoupené
SUDOP PRAHA a.s.
Olšanská 1a, 130 80 Praha 3

Hlavní inženýr projektu: ING. PETR HRADIL
Asistent hlavního inženýra: ING. MAREK STÁDNIK

Vedoucí sdružení:
 SUDOP PRAHA a.s.
Olšanská 1a, 130 80 Praha 3
tel.: +420 267 094 111
e-mail: praha@sudop.cz

Středisko: SILNIC A DÁLNIC			
Vedoucí střediska: ING. HANA STAŇKOVÁ	Odpovědný projektant SO, IO, PS: ING. ADRIANA KLOCOVÁ	Vypracoval: ING. ADRIANA KLOCOVÁ	Kontroloval: ING. DANIEL KARFÍK

Název akce: II/114, NEVEKLOV – I/3	Číslo smlouvy: 18-019.202
Část: C1. OBJEKTY POZEMNÍCH KOMUNIKACÍ SO 111 - DOPRAVNÍ ZNAČENÍ	Projektový stupeň: PDPS
Název přílohy: Situace DZ - část 4	Datum: 8/2018
	Číslo části: C1
	Měřítko: 1:1000
	Počet formátů: 6 x A4
	Číslo přílohy: 2.4

DOKUMENT LZE UŽÍVAT POUZE VE SMYSLU PŘEBLIŠNÉ SMLOUVY O DÍLO. ZADÁNÍ JEHO ČÁST NEMŮŽE BYT DÍLE ZÁKONA č.121/2000 Sb. KOPÍROVÁNÁ NEBO JINAK ZPŮSOBEM ROZŠŘOVÁNA BEZ SOHLASU SUDOP PRAHA A.S.