


SO 111 - DOPRAVNÍ ZNAČENÍ  
Situace DZ - část 6  
M 1 : 1 000

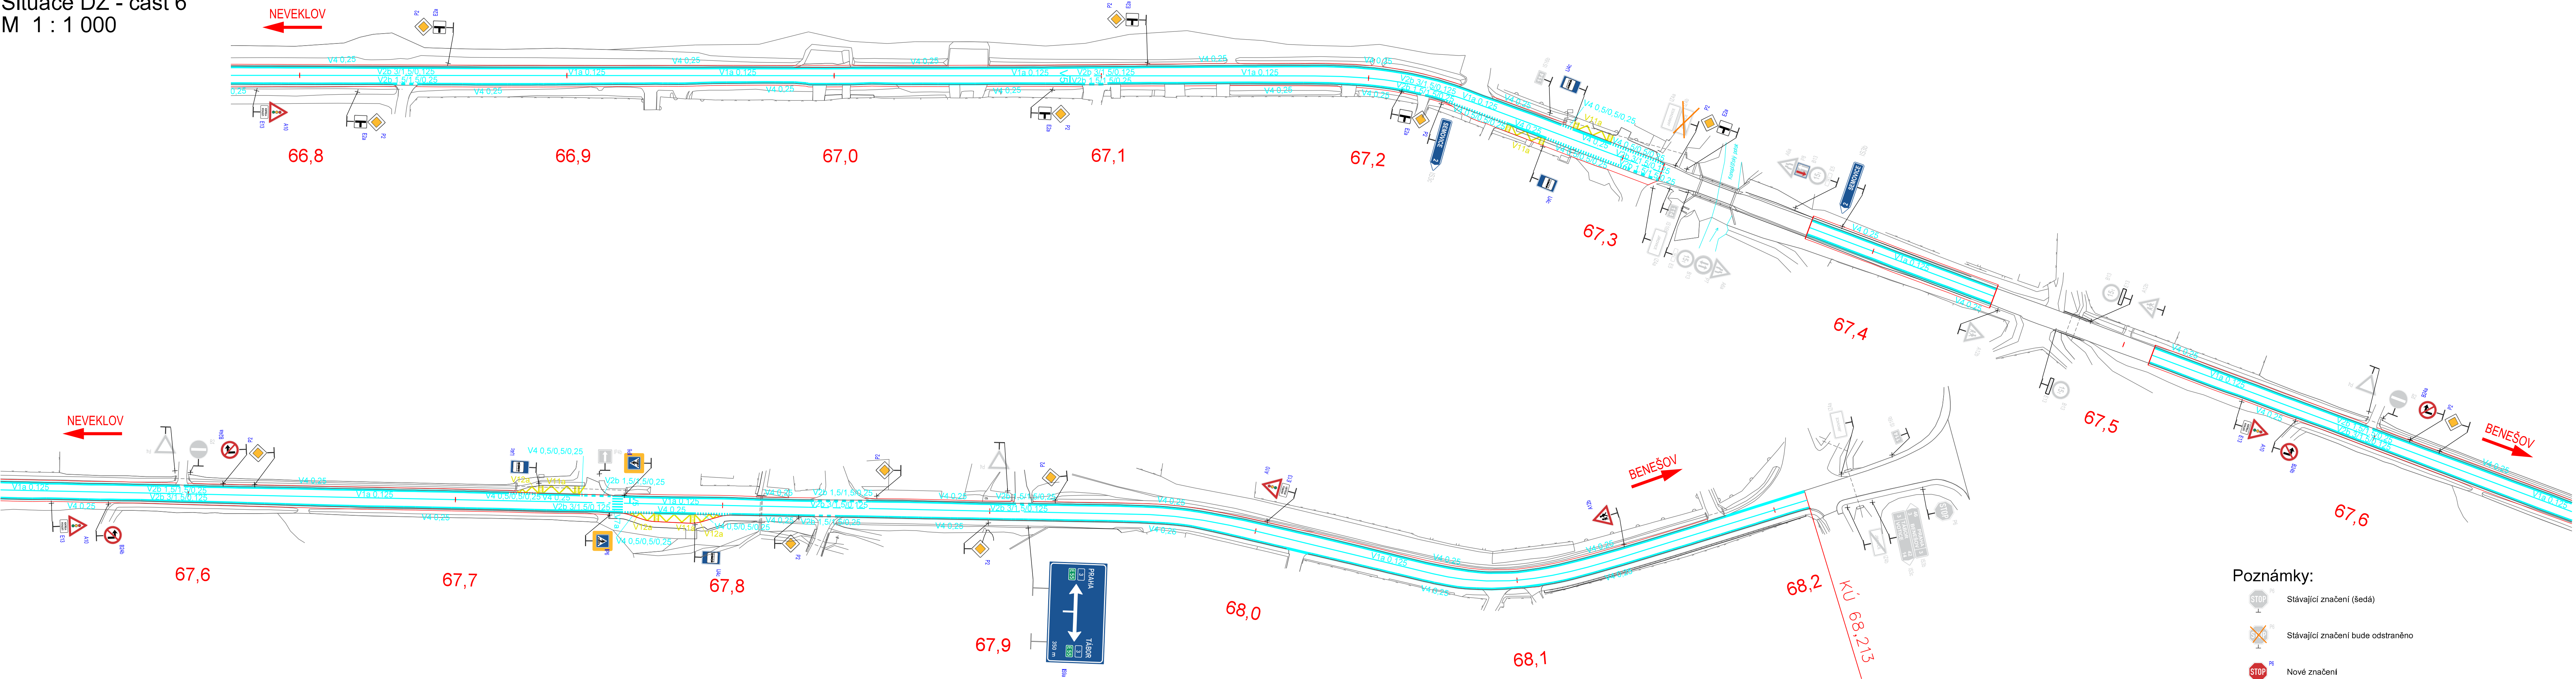

- Poznámky:
- Stávající značení (šedá)
  - Stávající značení bude odstraněno
  - Nové značení
  - Vodorovné značení

C1

VÝŠKOVÝ SYSTÉM BpV SOUŘADNICOVÝ SYSTÉM S-JTSK

Číslo změny:	Obsah změny:	Datum změny:
01	-	-
02	-	-
03	-	-

Objednatel:

**Středočeský kraj**

Zhotovitel: SUDOP GROUP RS - PROJEKTY STČ  
zastoupené  
SUDOP PRAHA a.s.  
Olšanská 1a, 130 80 Praha 3

Hlavní inženýr projektu: ING. PETR HRADIL

Asistent hlavního inženýra: ING. MAREK STÁDNIK

Vedoucí sdružení:

**SUDOP PRAHA**

SUDOP PRAHA a.s.  
Olšanská 1a, 130 80 Praha 3  
tel.: +420 267 094 111  
e-mail: praha@sudop.cz

Středisko: SILNICE A DÁLNIC			
Vedoucí střediska: ING. HANA STAŇKOVÁ	Odpovědný projektant SO, IO, PS: ING. ADRIANA KLOCOVÁ	Vypracoval: ING. ADRIANA KLOCOVÁ	Kontroloval: ING. DANIEL KARFÍK

Název akce: II/114, NEVEKLOV – I/3	Číslo smlouvy: 18-019.202
	Projektový stupeň: PDPS

Část: C1. OBJEKTY POZEMNÍCH KOMUNIKACÍ SO 111 - DOPRAVNÍ ZNAČENÍ	Datum: 8/2018
	Číslo části: C1

Název přílohy: Situace DZ - část 6	Měřítko: 1:1000	Počet formátů: 6 x A4
	Číslo přílohy:	2.6

DOKUMENT LZE UŽÍVAT POUZE VE SMYSLU PŘEBLIŽNÉ SMLOUVY O DÍLO. ZADÁNÍ JEHO ČÁST NEMŮŽE BYT DÍLE ZÁKONA č.121/2000 Sb., KOPROVÁNÁ NEBO JINAK ZPŮSOBEM ROZŠŘOVÁNA, BEZ SOUHLASU SUDOP PRAHA a.s.