

LEGENDA:

- ROZVODY STUDENÉ VODY

ROZVODY TEPLÉ VODY

STÁVAJÍCÍ ROZVODY STUDENÉ VODY
- PLASTOVÉ POTRUBÍ TYP PPR-3

TLAKOVÉ ŘADY PN 16, TVAROVKY PN 20

- WCZ

U

EO + ARM.

SK

VL

M

EO + ARM.

- K 1/2"

KV 3/4"



DB 1/2" x 150

UBS 1/2"


RV 1/2"

PV 1/2"

i

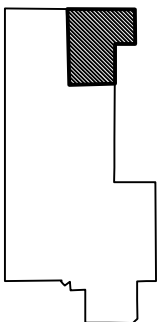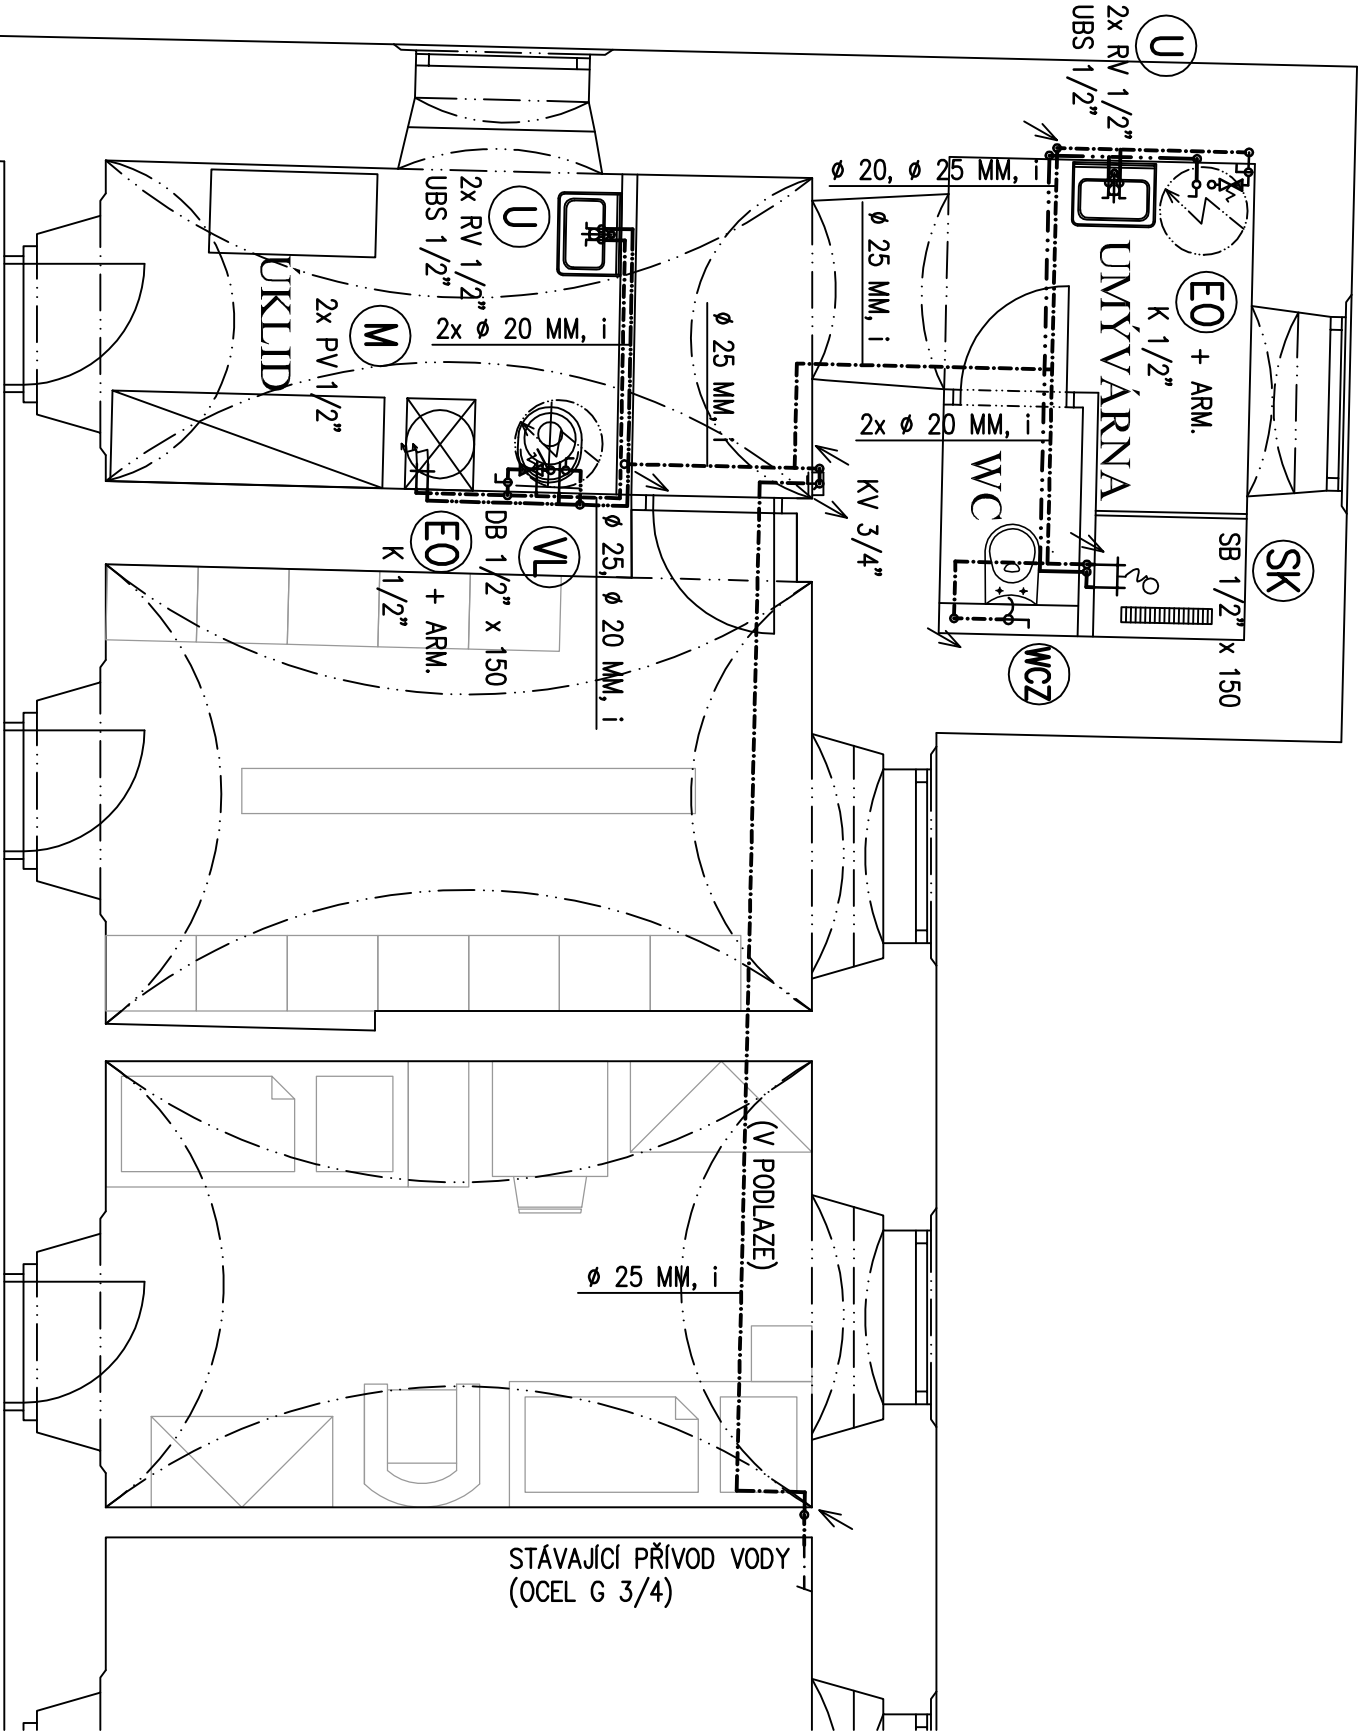

- IZOLACE POTRUBÍ IZOLAČNÍMI NÁVLEKOVÝMI TRUBICEMI:
- ROZVODY STUDENÉ VODY TRUBICEMI TL. 6 MM
- ROZVODY TEPLÉ VODY TRUBICEMI TL. 10 MM
- DŘEZOVÁ NÁSTĚNNÁ PÁKOVÁ BATERIE G 1/2 x 150 S OTOČNÝM VÝTOKEM
- UMYVADLOVÁ STOLÁNKOVÁ PÁKOVÁ BATERIE G 1/2
- ROHOVÝ NÁSTĚNNÝ KULOVÝ VENTIL G 1/2 S PŘIPOJOVACÍ TRUBIČKOU
- PRAČKOVÝ NÁSTĚNNÝ VENTIL G 1/2

| | | | | | |
|-------------------------------|--|-----------------------------|------------|--|----------------|
| vypracoval: Ing. Hádek Martin | | schválil: Ing. Hádek Martin | | KUTNOHORSKÁ STAVEBNÍ | |
| SÚ: | Kutná Hora | obec: | Kutná Hora |  PROJEKCE Ing. Martin Hádek 284 01 Kutná Hora tel.: 723 576 741 | |
| investor: | Domov Barbora Kutná Hora, poskytovatel sociálních služeb Pitknerovo nám. 228, 284 01 Kutná Hora | | | | |
| stavba: | DOMOV BARBORA KUTNÁ HORA PIRKNEROVO NÁM. 206, KUTNÁ HORA STAVEBNÍ ÚPRAVY 1., 2. NP | | | datum: | březen 2019 |
| D.1.4e ZDRAVOTNÍ TECHNIKA | | | | stupeň: | Projekt stavby |
| | | | | formát: | 2 A4 |
| | | | | zak. číslo: | 18 709 |
| obsah: | PŮDORYS 1.NP - VNITŘNÍ VODOVOD "1" | | | měřítko: | 1:50 |
| | | | | č.v. | 02 |