


LEGENDA:

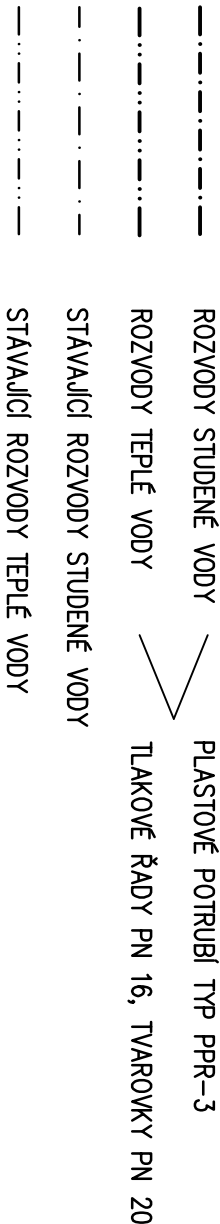

UN UMÝVADLO NEREZ VČETNĚ BATERIE – DODÁVKA TECHNOLOGIE
DJ DŘEZ JEDNODLNÝ NEREZ VČETNĚ BATERIE – DODÁVKA TECHNOLOGIE
DD DŘEZ DVOJDILNÝ NEREZ STÁVAJÍCÍ – BATERIE JE DODÁVKOU TECHNOLOGIE
M MYČKA GASTRO – DODÁVKA TECHNOLOGIE – PŘIPOJENO PŘES ZMĚKČOVAČ
Z ZMĚKČOVAČ VODY – DODÁVKA TECHNOLOGIE
EO + ARM. ELEKTRICKÝ ZÁSOBNIKOVÝ TLAKOVÝ SVLSÝ OHŘÍVAČ VODY O OBJEMU 200 L
– NA ROZVOD STUDENÉ VODY PŘIPOJEN PŘES PŘEDEPSANÉ ARMATURY
(UZAVÍRACÍ VENTIL, POJISTNÁ ARMATURA SE ZPĚTNÝM VENTILEM,
VYPOUŠTĚCÍ VENTIL – ARM.)

VŠECHNY VÝVODY VODY PŘIPRAVIT DLE POŽADAVKŮ DODAVATELE TECHNOLOGIE!!!

- K 1/2"

KULOVÝ UZAVÍRACÍ VENTIL G 1/2
- KV 3/4"

KULOVÝ UZAVÍRACÍ VENTIL G 3/4 S VYPOUŠTĚNÍM
- RV 1/2"



ROHOVÝ NÁSTĚNNÝ KULOVÝ VENTIL G 1/2 S PŘIPOJOVACÍ TRUBIČKOU
- PV 1/2"


PRAČKOVÝ NÁSTĚNNÝ VENTIL G 1/2

IZOLACE POTRUBÍ IZOLAČNÍMI NÁVLEKOVÝMI TRUBICEMI:

ROZVODY STUDENÉ VODY TRUBICEMI TL. 6 MM

ROZVODY TEPLÉ VODY TRUBICEMI TL. 10 MM

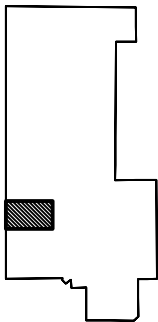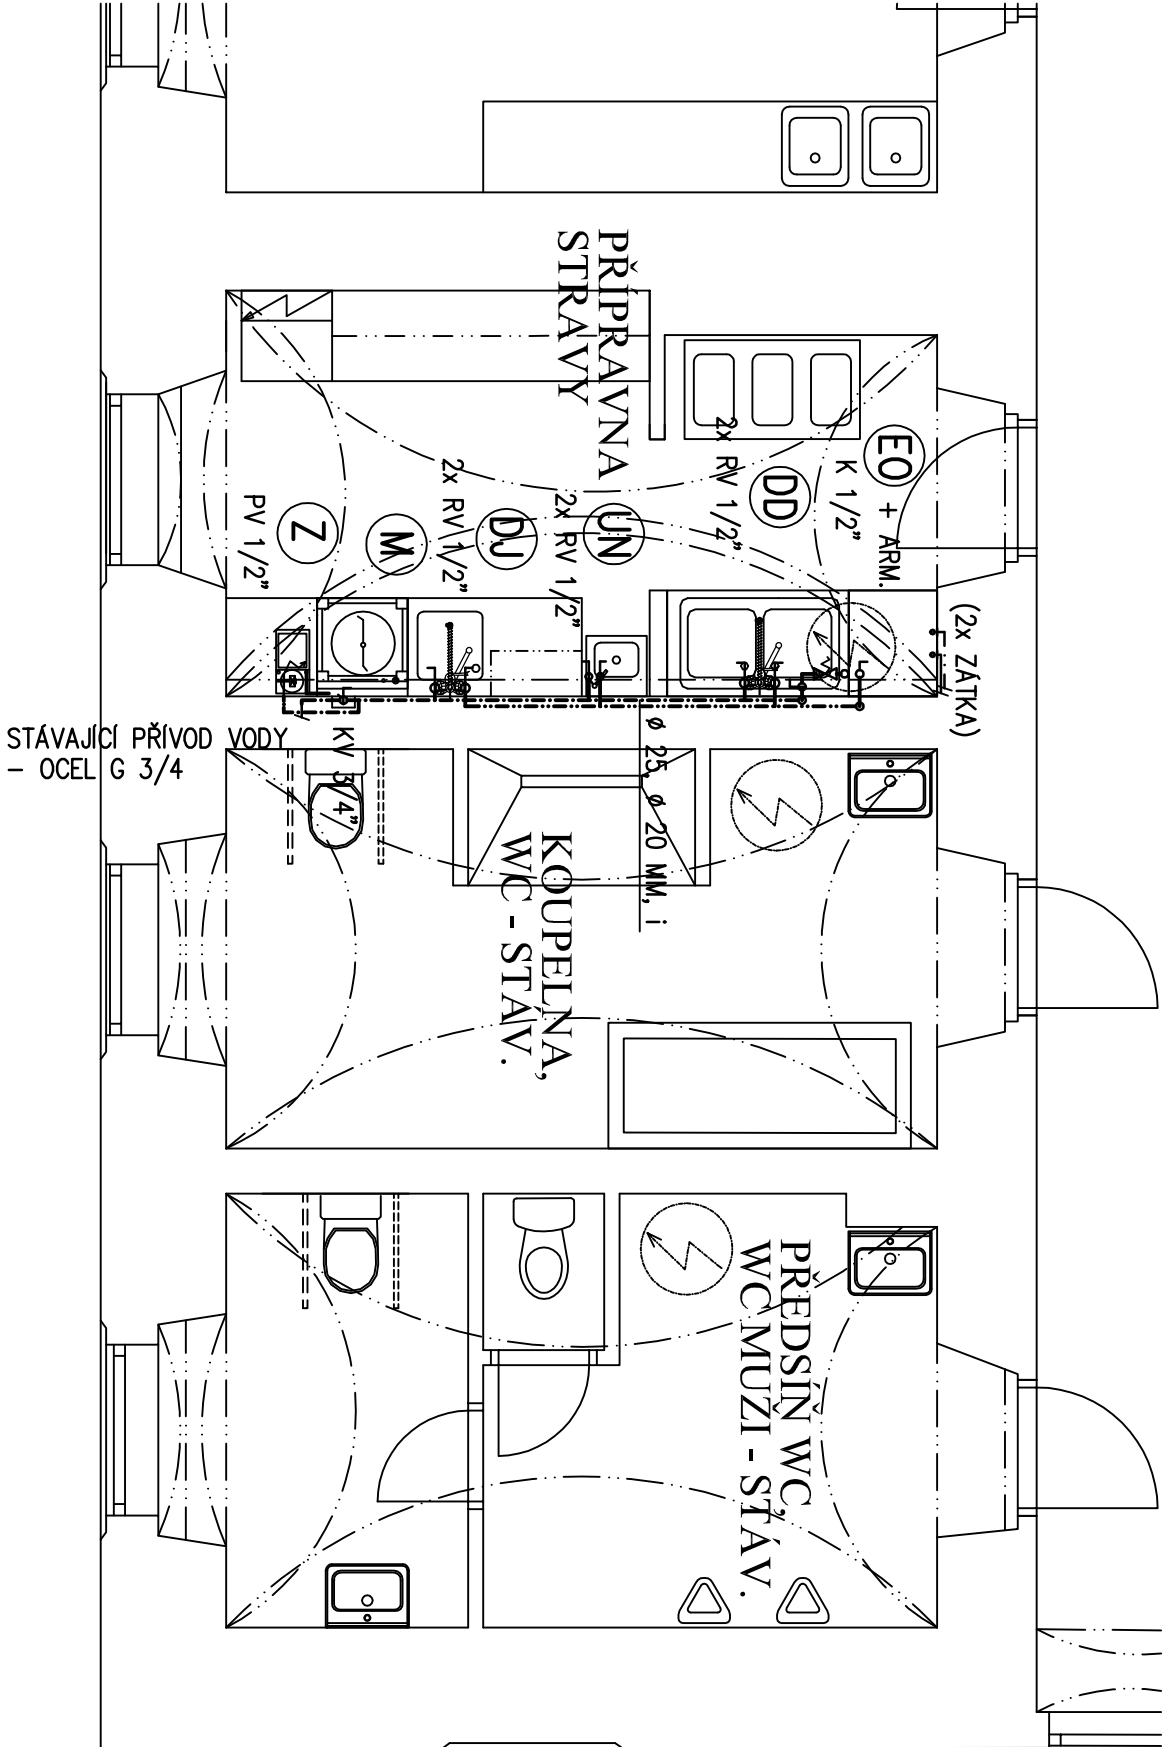

vypracoval: Ing. Hádek Martin		schválil: Ing. Hádek Martin		<div>KUTNOHORSKÁ STAVEBNÍ</div> <div>PROJEKCE</div> <div>Ing. Martin Hádek 284 01 Kutná Hora tel.: 723 576 741</div>	
SÚ:	Kutná Hora	obec:	Kutná Hora		
investor:	Domov Barbora Kutná Hora, poskytovatel sociálních služeb Pitknerovo nám. 228, 284 01 Kutná Hora				
stavba:	DOMOV BARBORA KUTNÁ HORA PIRKNEROVO NÁM. 206, KUTNÁ HORA STAVEBNÍ ÚPRAVY 1., 2. NP				
část:		datum:		březen 2019	stupeň: Projekt stavby
D.1.4e ZDRAVOTNÍ TECHNIKA		formát:		2 A4	
část:		zak. číslo:		18 709	měřítko: 1:50
obsah:		č.v.		05	
PŮDORYS 1.NP - VNITŘNÍ VODOVOD "2"					